



- TUBO PEAD Ø40mm ATERADO
- TUBO PEAD Ø25mm NA PAREDE
- TUBO MULTICAMADA Ø16mm NO PISO
- TUBO MULTICAMADA Ø16mm NA PAREDE
- PONTO DE CONSUMO
- TEE 40mm E REDUÇÃO DE 25 mm
- SENTIDO DO FLUXO


PLANTA BAIXA
Escala 1:50

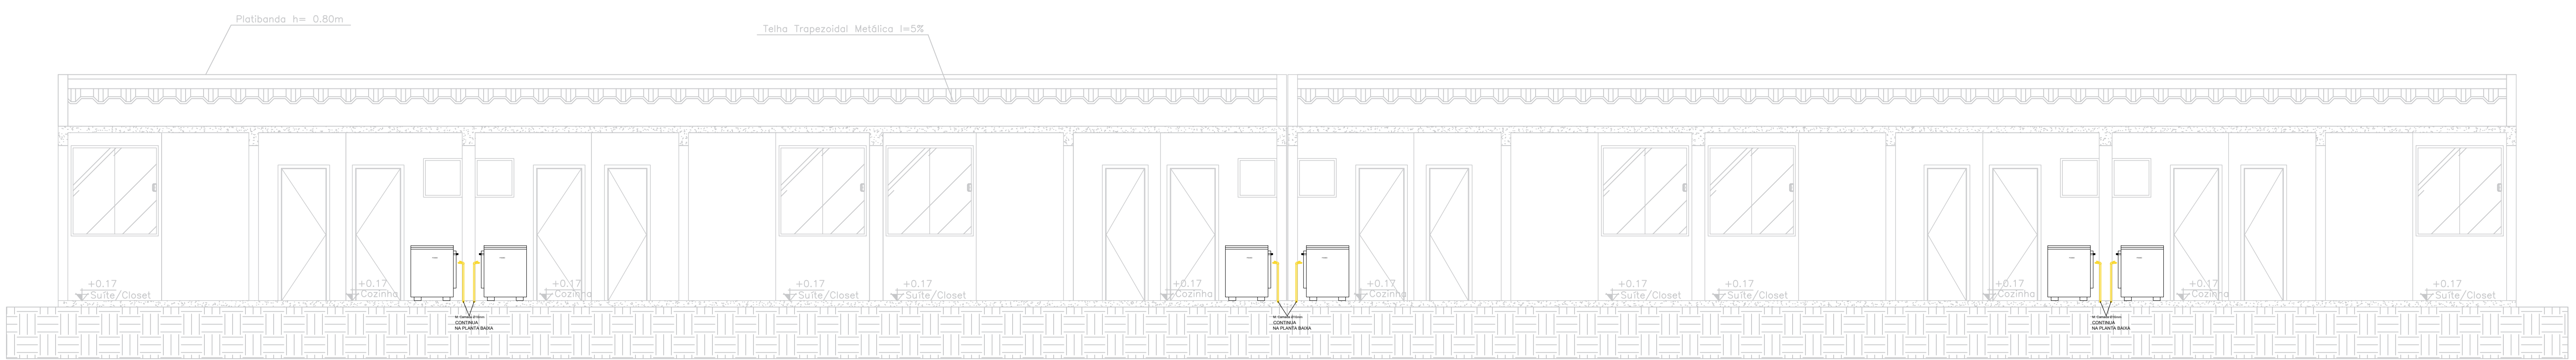


CORTE AA
Escala 1:50

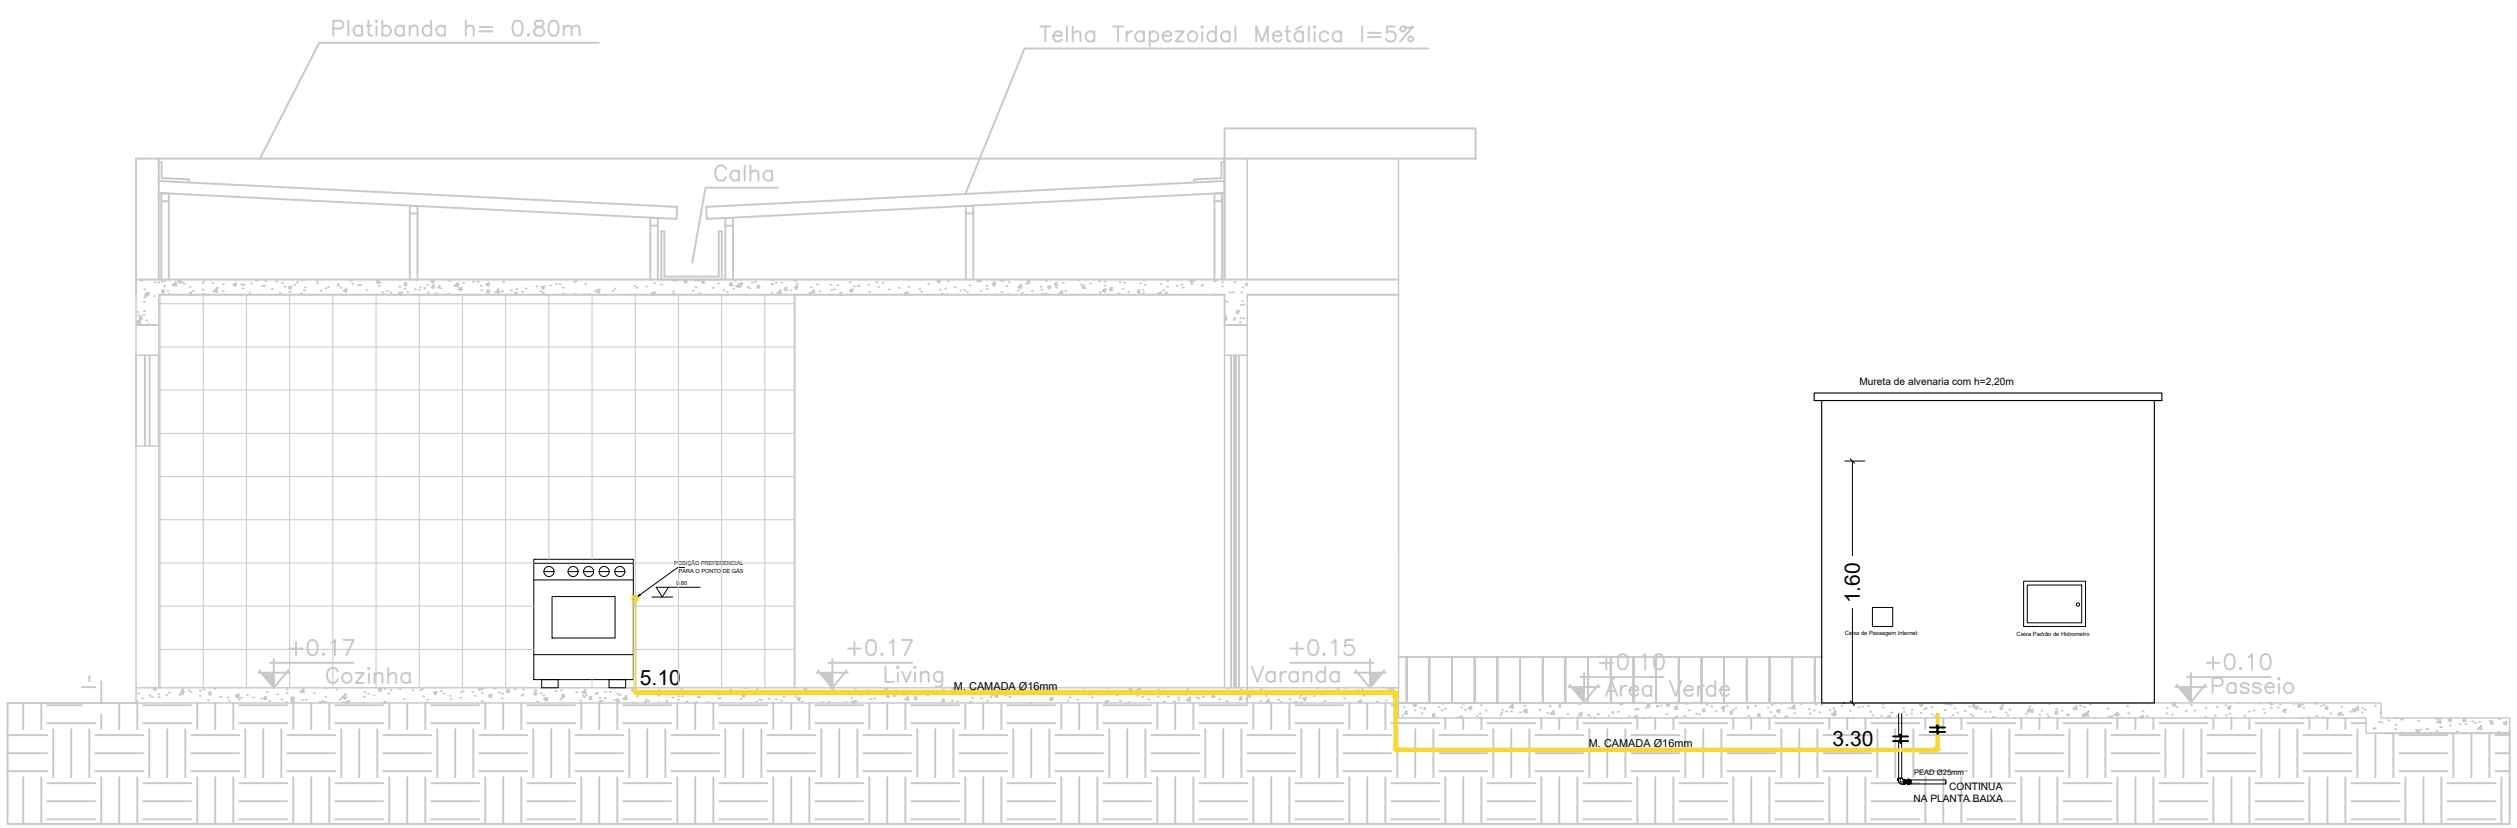

CORTE BB
Escala 1:50

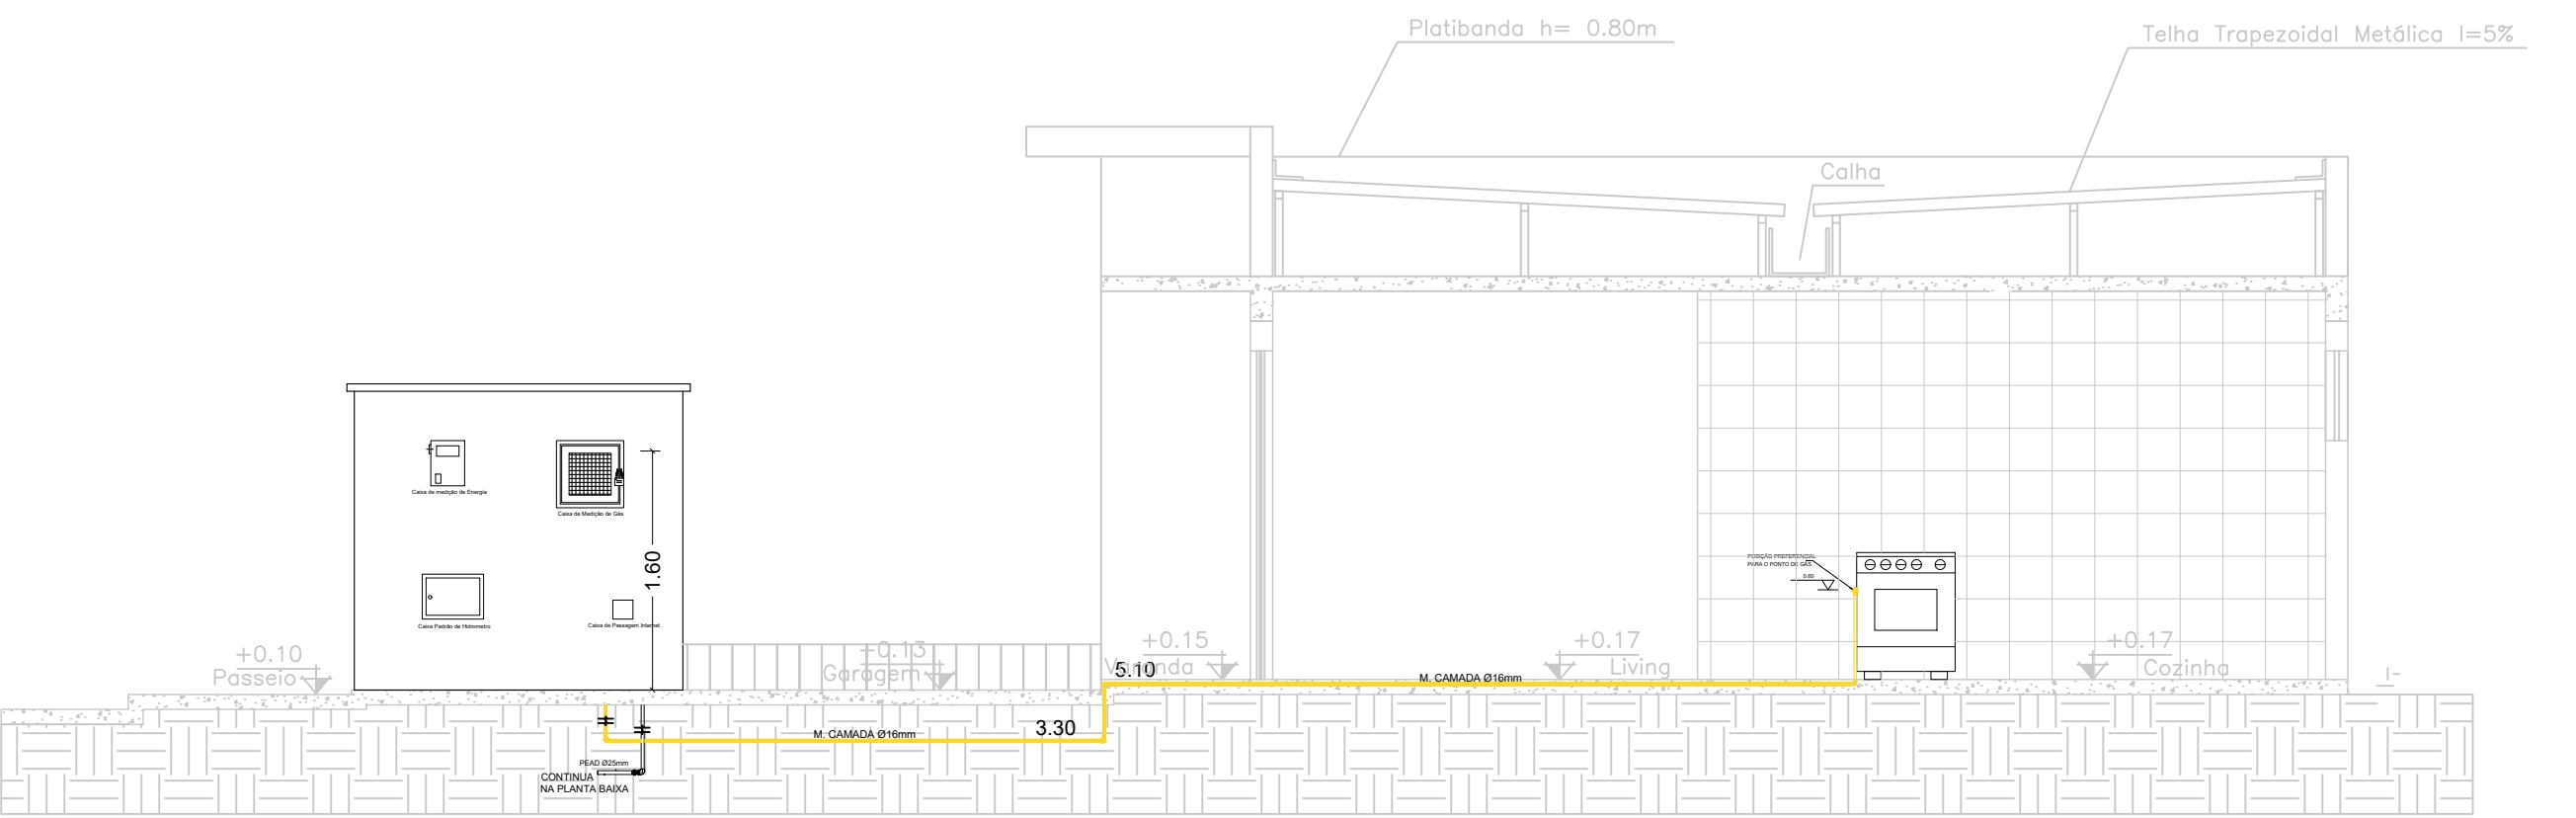

CORTE CC
Escala 1:50

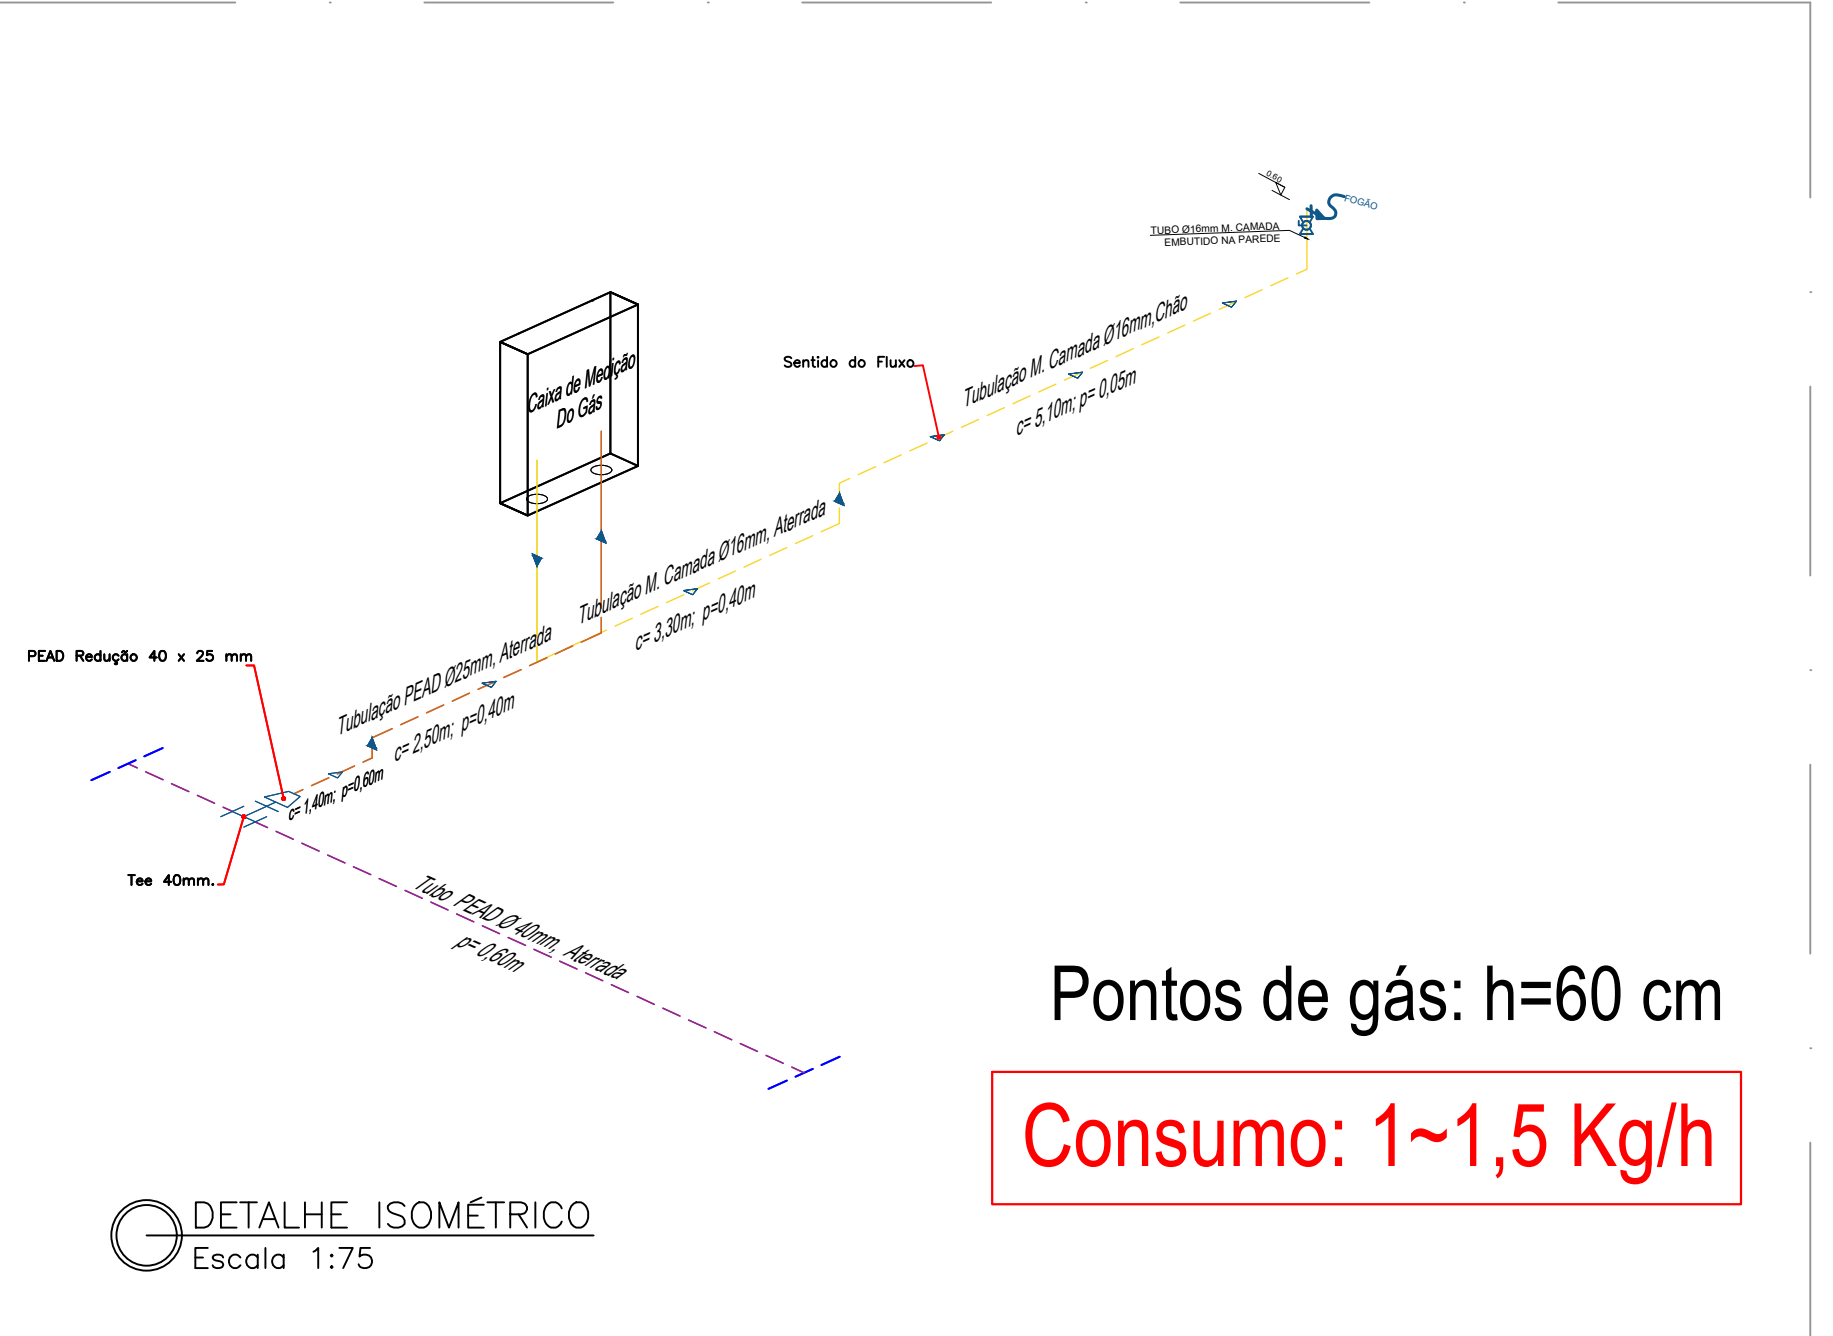

Pontos de gás: h=60 cm
Consumo: 1~1,5 Kg/h

REV	MODIFICAÇÃO	DATA	PROJETISTA	APROVO
01	Estado atual	Maio/2025	Sharlaine Souza	-
PERFECTA GÁS				
A utilização deste documento está condicionada ao contrato estabelecido entre a Perfecta Gás e o cliente, não podendo ser replicado sem a devida autorização por escrito da Perfecta Gás. Qualquer reprodução não autorizada será considerada uma violação dos direitos reservados da Perfecta Gás.				
AUTORES DO PROJETO				
Sharlaine Souza Santos				
OBRA				
CONDOMÍNIO LUGGI ALAGOINHAS				
ENDEREÇO: Rua Conselheiro Junqueira, s/n - Lagoa Cavada do Mato Alagoinhas - BA				
CLIENTE: VCA Bertha Von Empreendimentos Imobiliários SPE LTDA				
ESPECIALIDADE: INSTALAÇÕES DE GÁS				
TÍTULO DO DOCUMENTO: PLANTA BAIXA, CORTES E ISOMÉTRICA HAB. TIPO 2				
ESCALA: INDICADA				
DATA: Maio/2025				
TIPO DE OBRA: CONSTRUÇÃO				
CLASSE DE PROJETO: EXECUTIVO				
CODIFICAÇÃO DO CLIENTE: -				
NÚMERO DO PROJETO: -				