

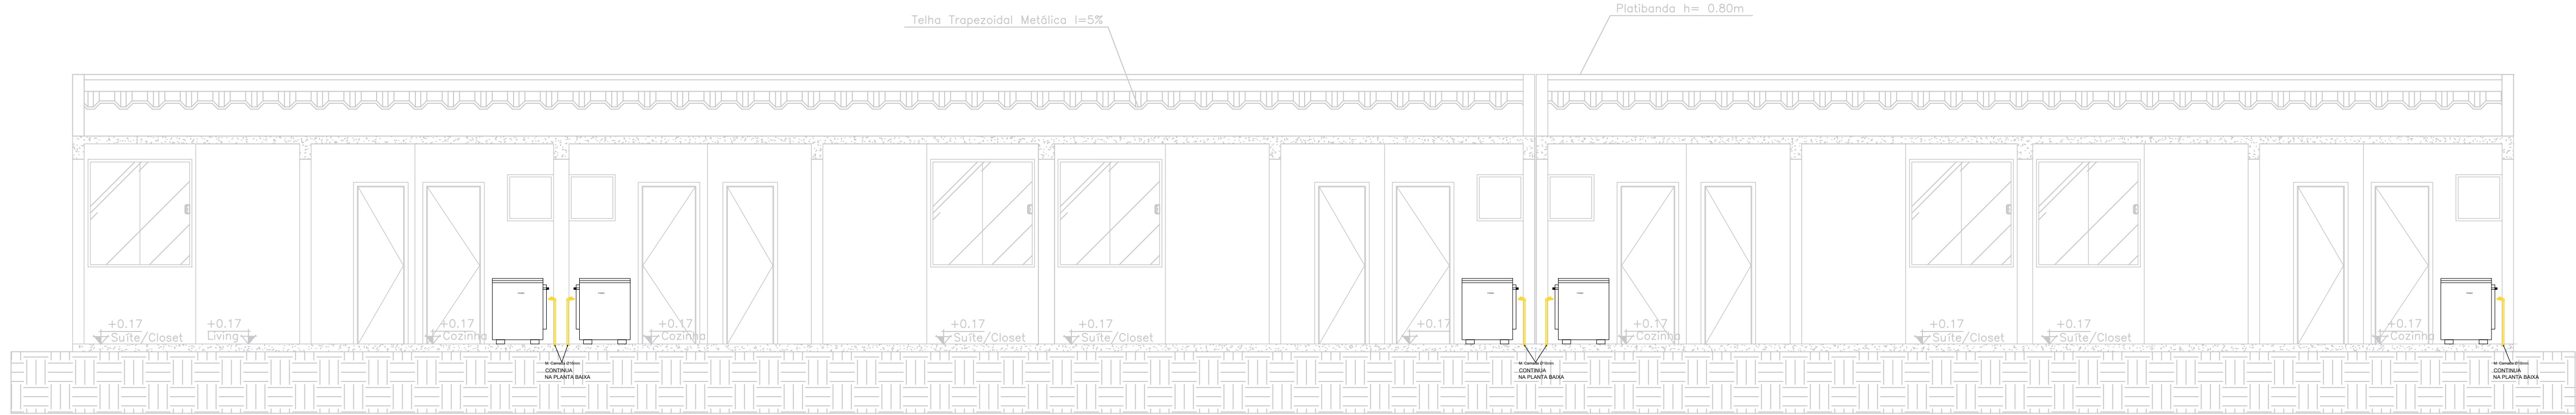



- TUBO PEAD Ø40mm ATERRADO
- TUBO PEAD Ø25mm ATERRADO
- TUBO PEAD Ø25mm NA PAREDE
- TUBO MULTICAMADA Ø16mm NO PISO
- TUBO MULTICAMADA Ø16mm NA PAREDE
- PONTO DE CONSUMO
- TEE 40mm E REDUÇÃO DE 25 mm
- SENTIDO DO FLUXO

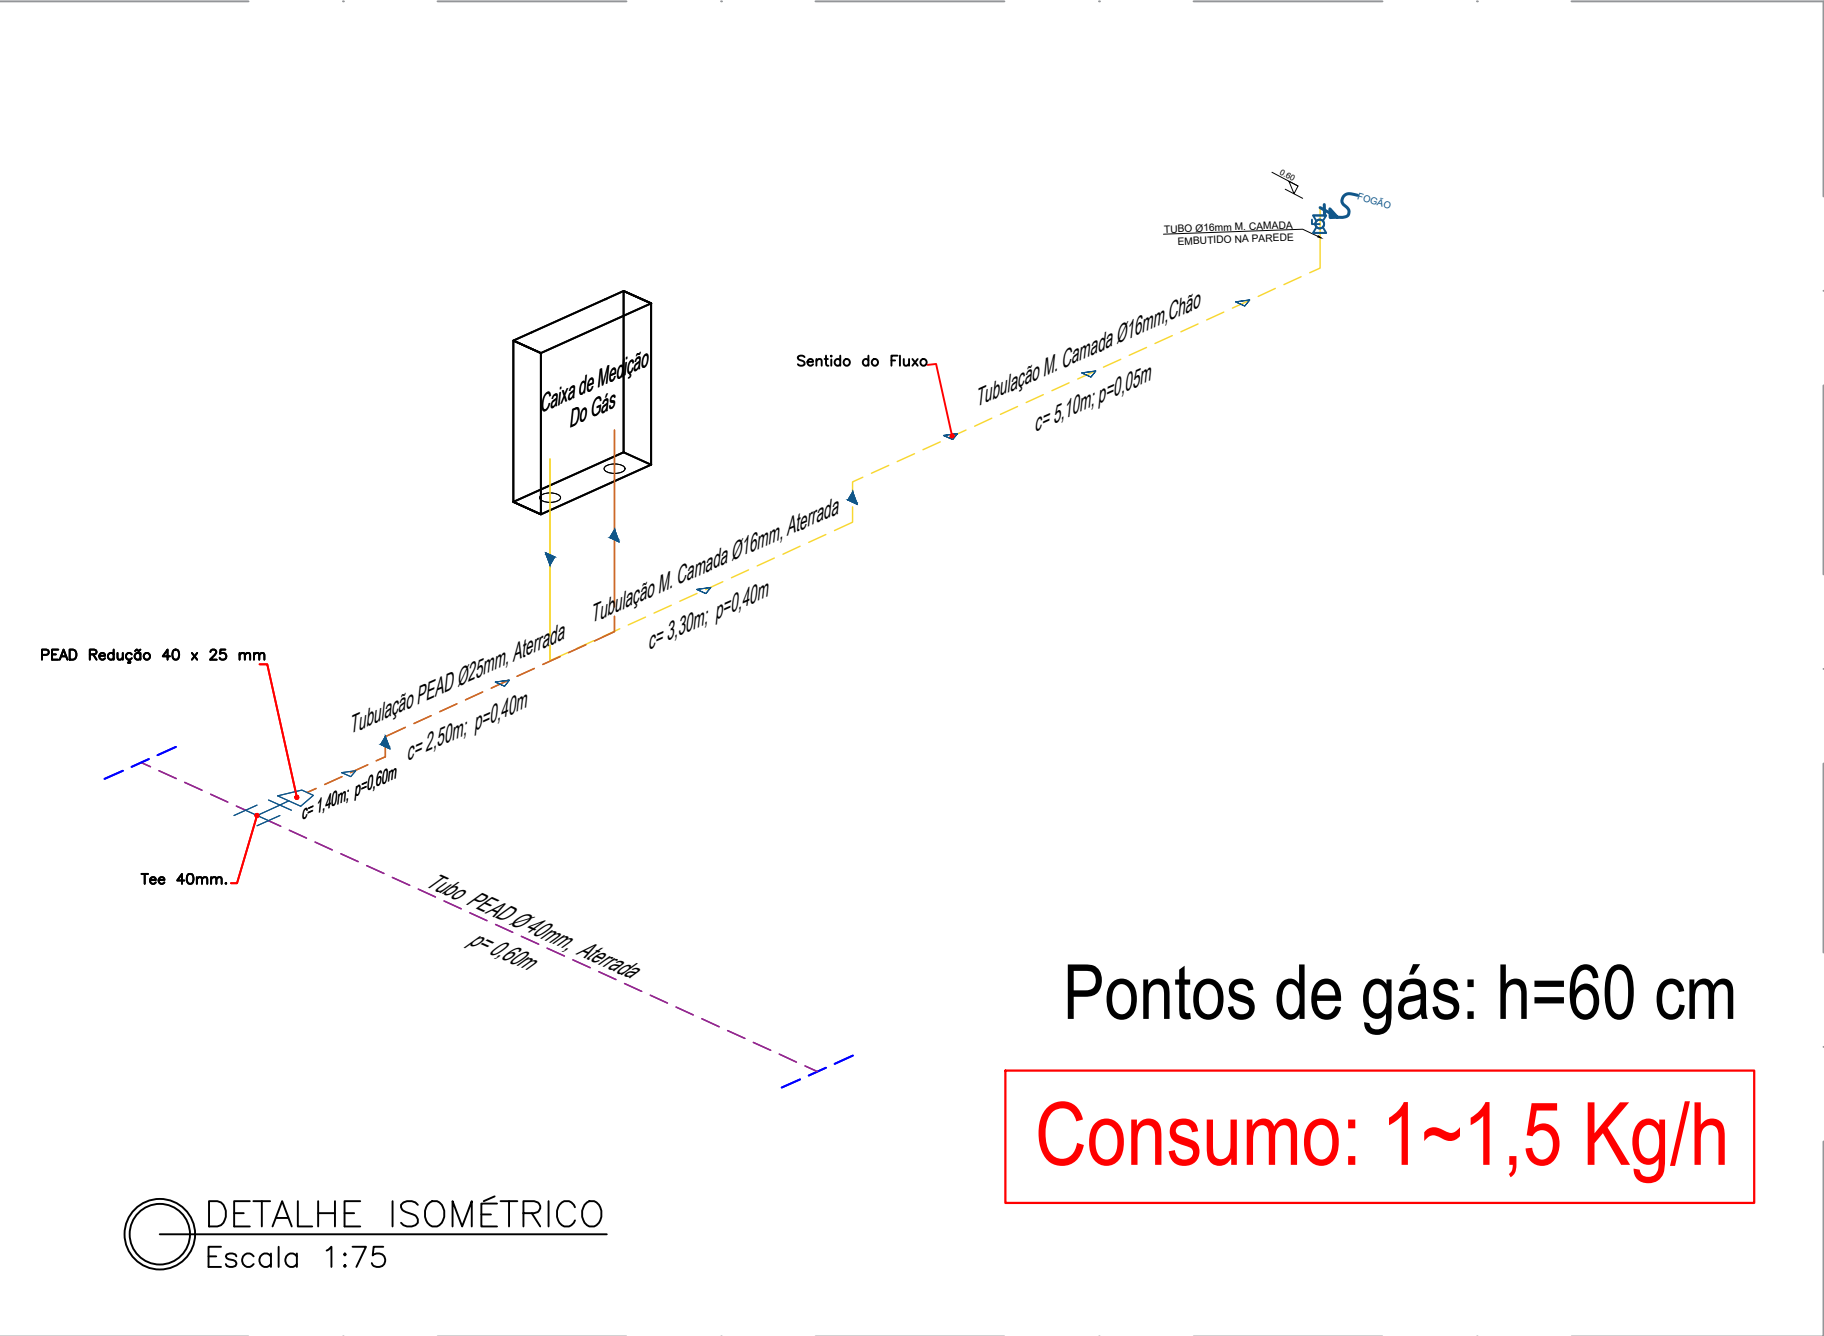

CORTE AA
Escala 1:50

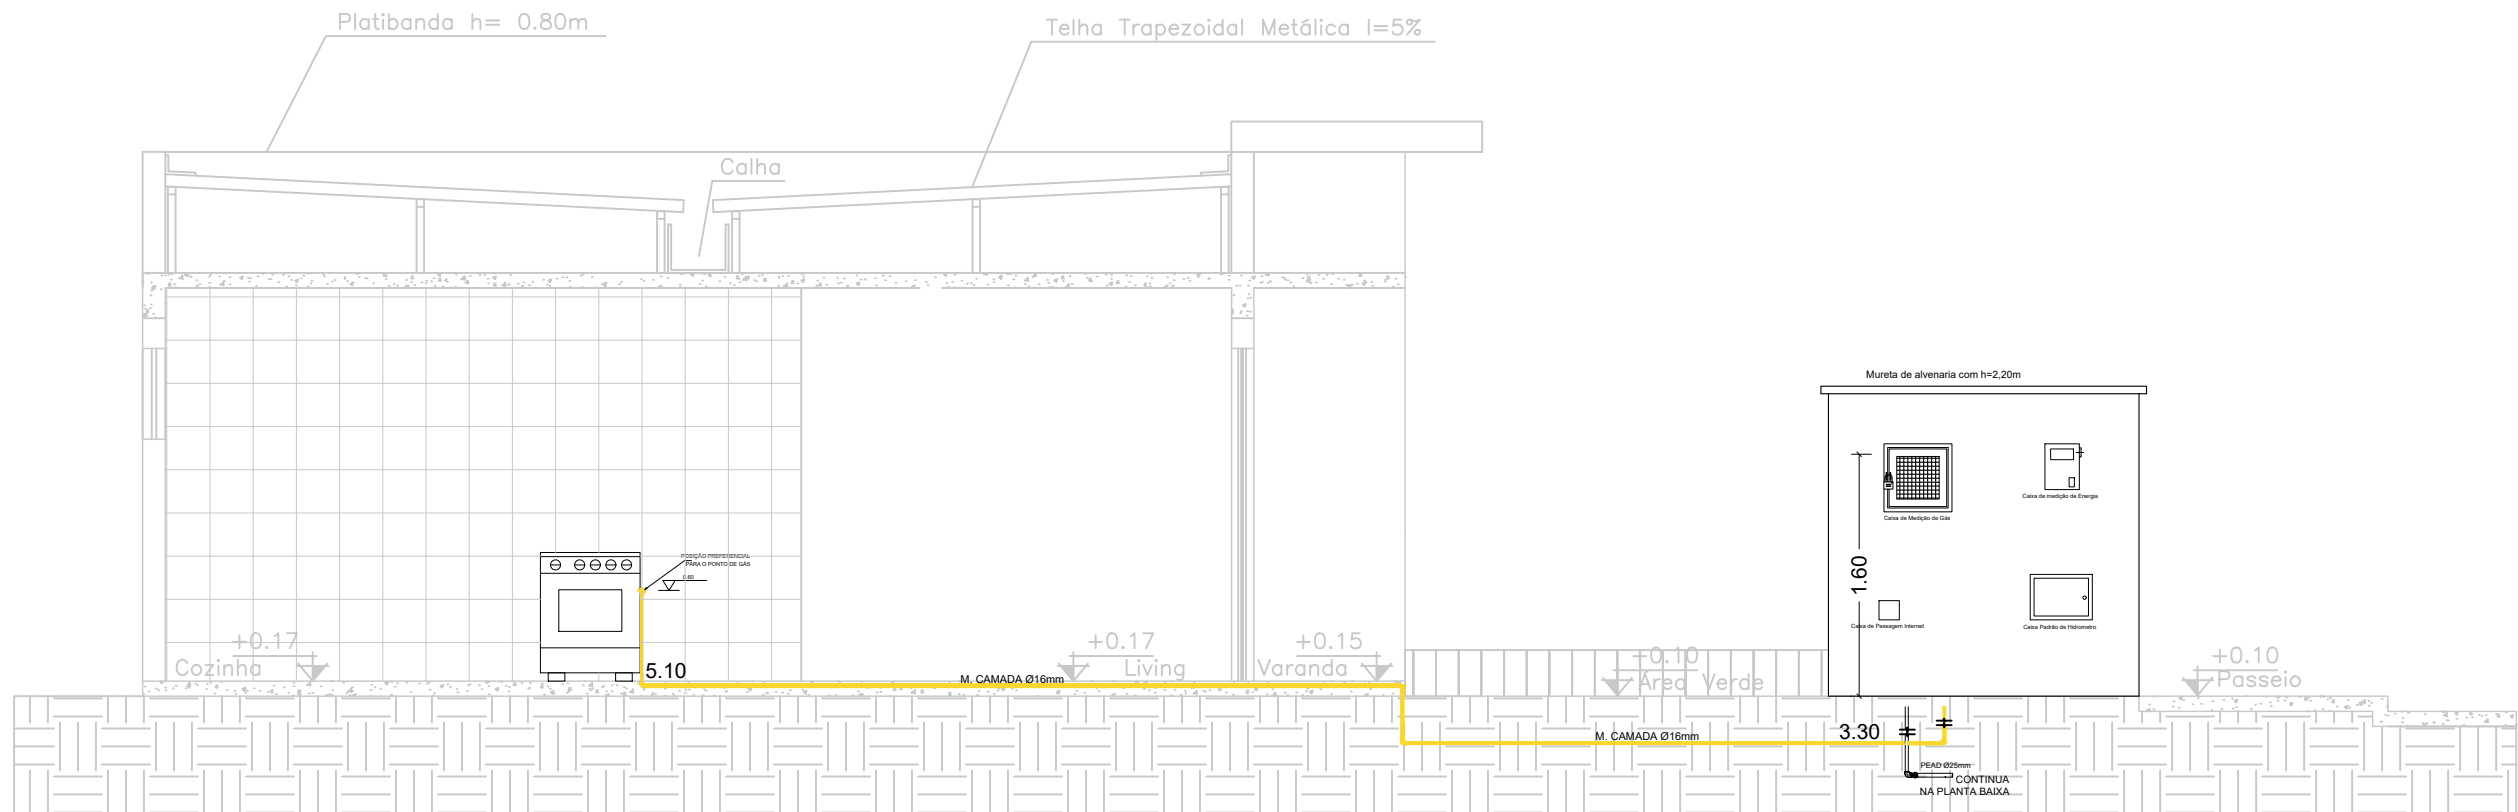

CORTE BB
Escala 1:50

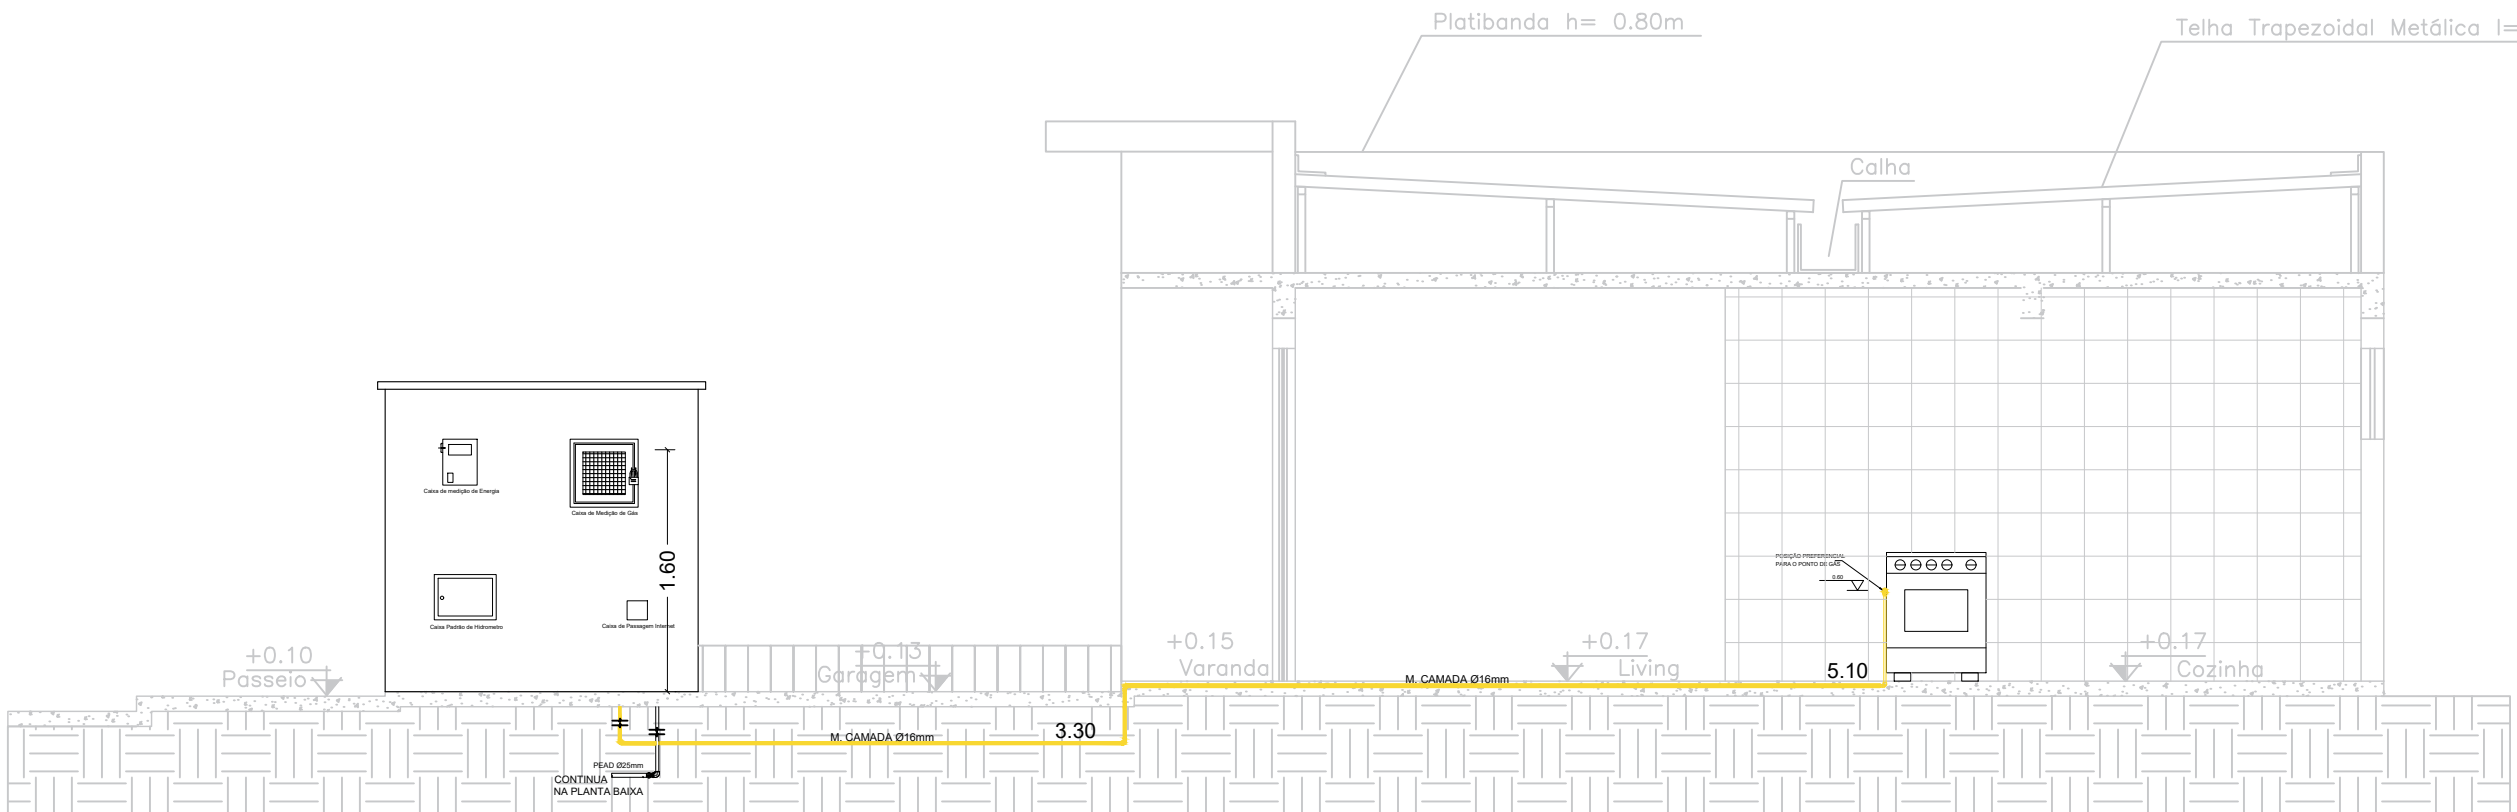

CORTE CC
Escala 1:50

	REV	MODIFICAÇÃO	DATA	PROJETISTA	APROVO			
	01	Estudo inicial	Maio / 2025	Sharlaine Souza	-			
PERFECTA GÁS								
A utilização deste documento está condicionada ao contrato estabelecido entre a Perfecta Gás e o cliente, não podendo ser replicado sem a autorização expressa da Perfecta Gás. Este documento é propriedade da Perfecta Gás e não pode ser utilizado sem a expressa autorização da Perfecta Gás.								
AUTORES DO PROJETO		ART. NÚMERO	ASSINATURA					
Sharlaine Souza Santos								
OBRA								
CONDOMÍNIO LUGGI ALAGOINHAS								
ENDEREÇO: Rua Conselheiro Junqueira, 50 - Lagoa Cavada do Mato Alagoinhas - BA			CLIENTE: VCA Bertha Von Empreendimentos Imobiliários SPE LTDA					
Especialidade: INSTALAÇÕES DE GÁS								
TÍTULO DO DOCUMENTO: PLANTA BAIXA, CORTES E ISOMÉTRICA HAB. TIPO 4								
ESCALA: INDICADA	DATA: Maio/2025	TIPO DE OBRA: CONSTRUÇÃO	CLASSE DE PROJETO: EXECUTIVO					
COORDENAÇÃO DO CLIENTE:		NÚMERO DO PROJETO:						