



Pontos de gás: h=60 cm

Consumo: 1~1,5 Kg/h


- TUBO PEAD Ø32mm ATERRADO
- TUBO PEAD Ø25mm ATERRADO
- TUBO PEAD Ø25mm NA PAREDE
- TUBO MULTICAMADA Ø16mm NO PISO
- TUBO MULTICAMADA Ø16mm NA PAREDE
- PONTO DE CONSUMO
- TEE 40mm E REDUÇÃO DE 25 mm
- SENTIDO DO FLUXO

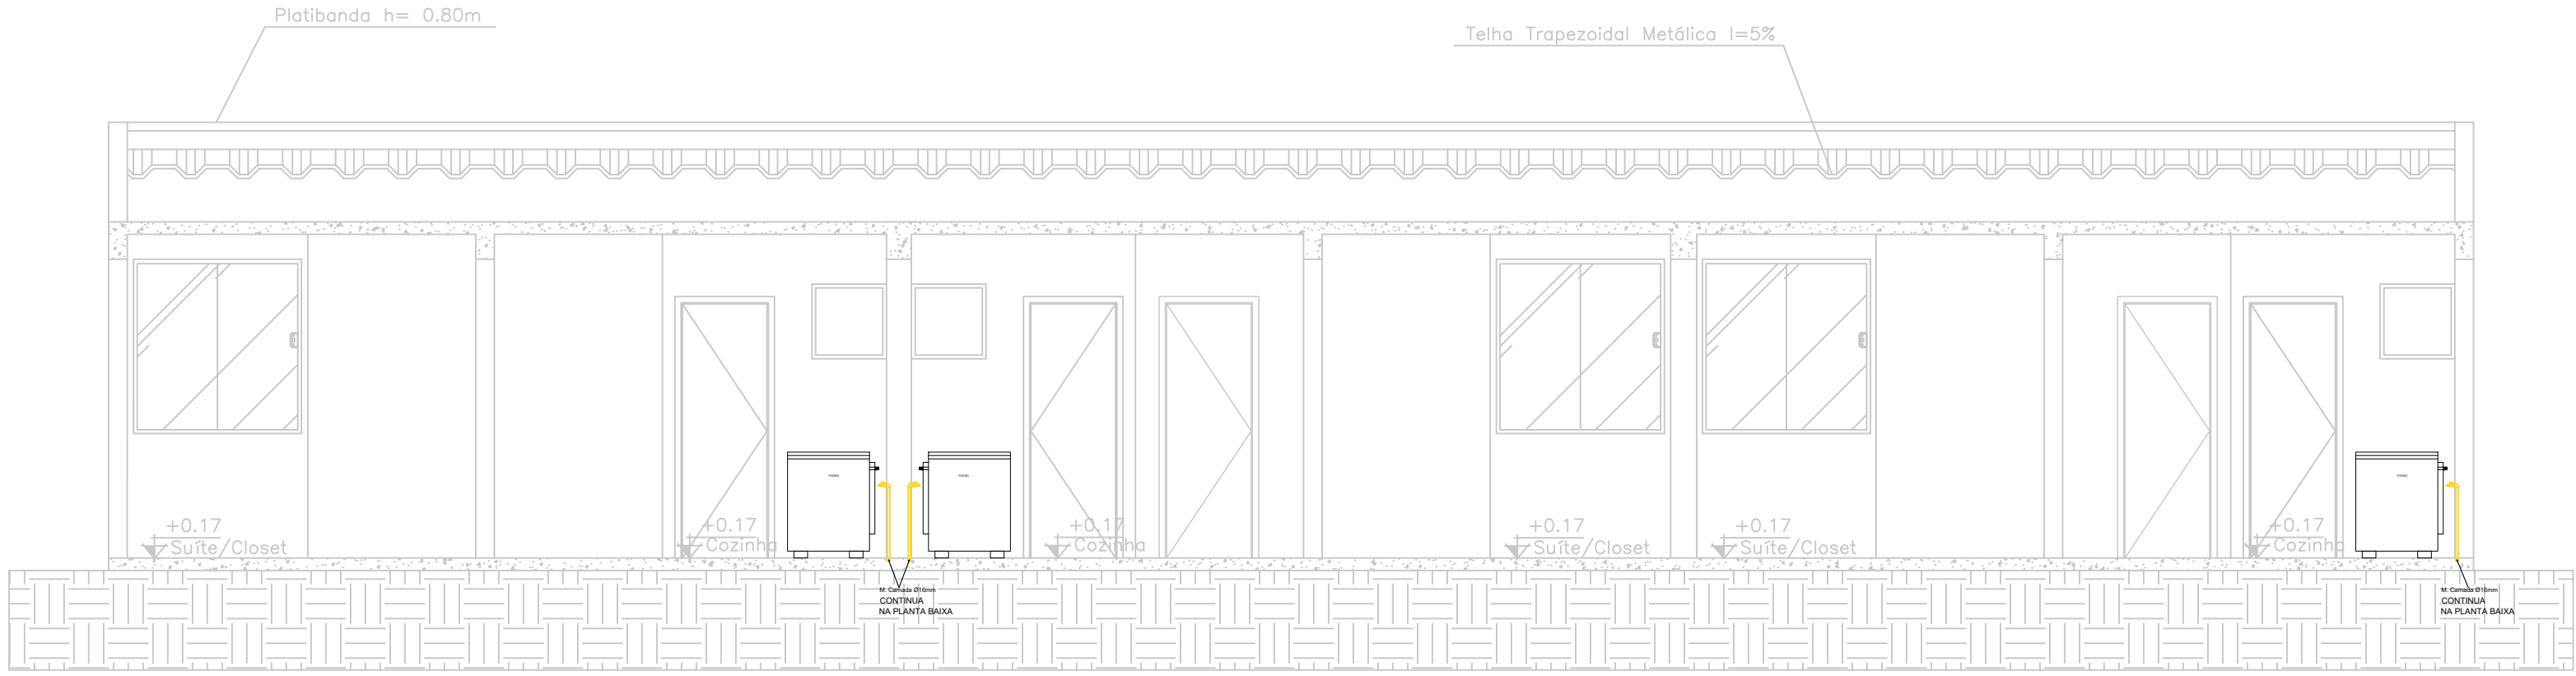


CORTE AA
Escala 1:50

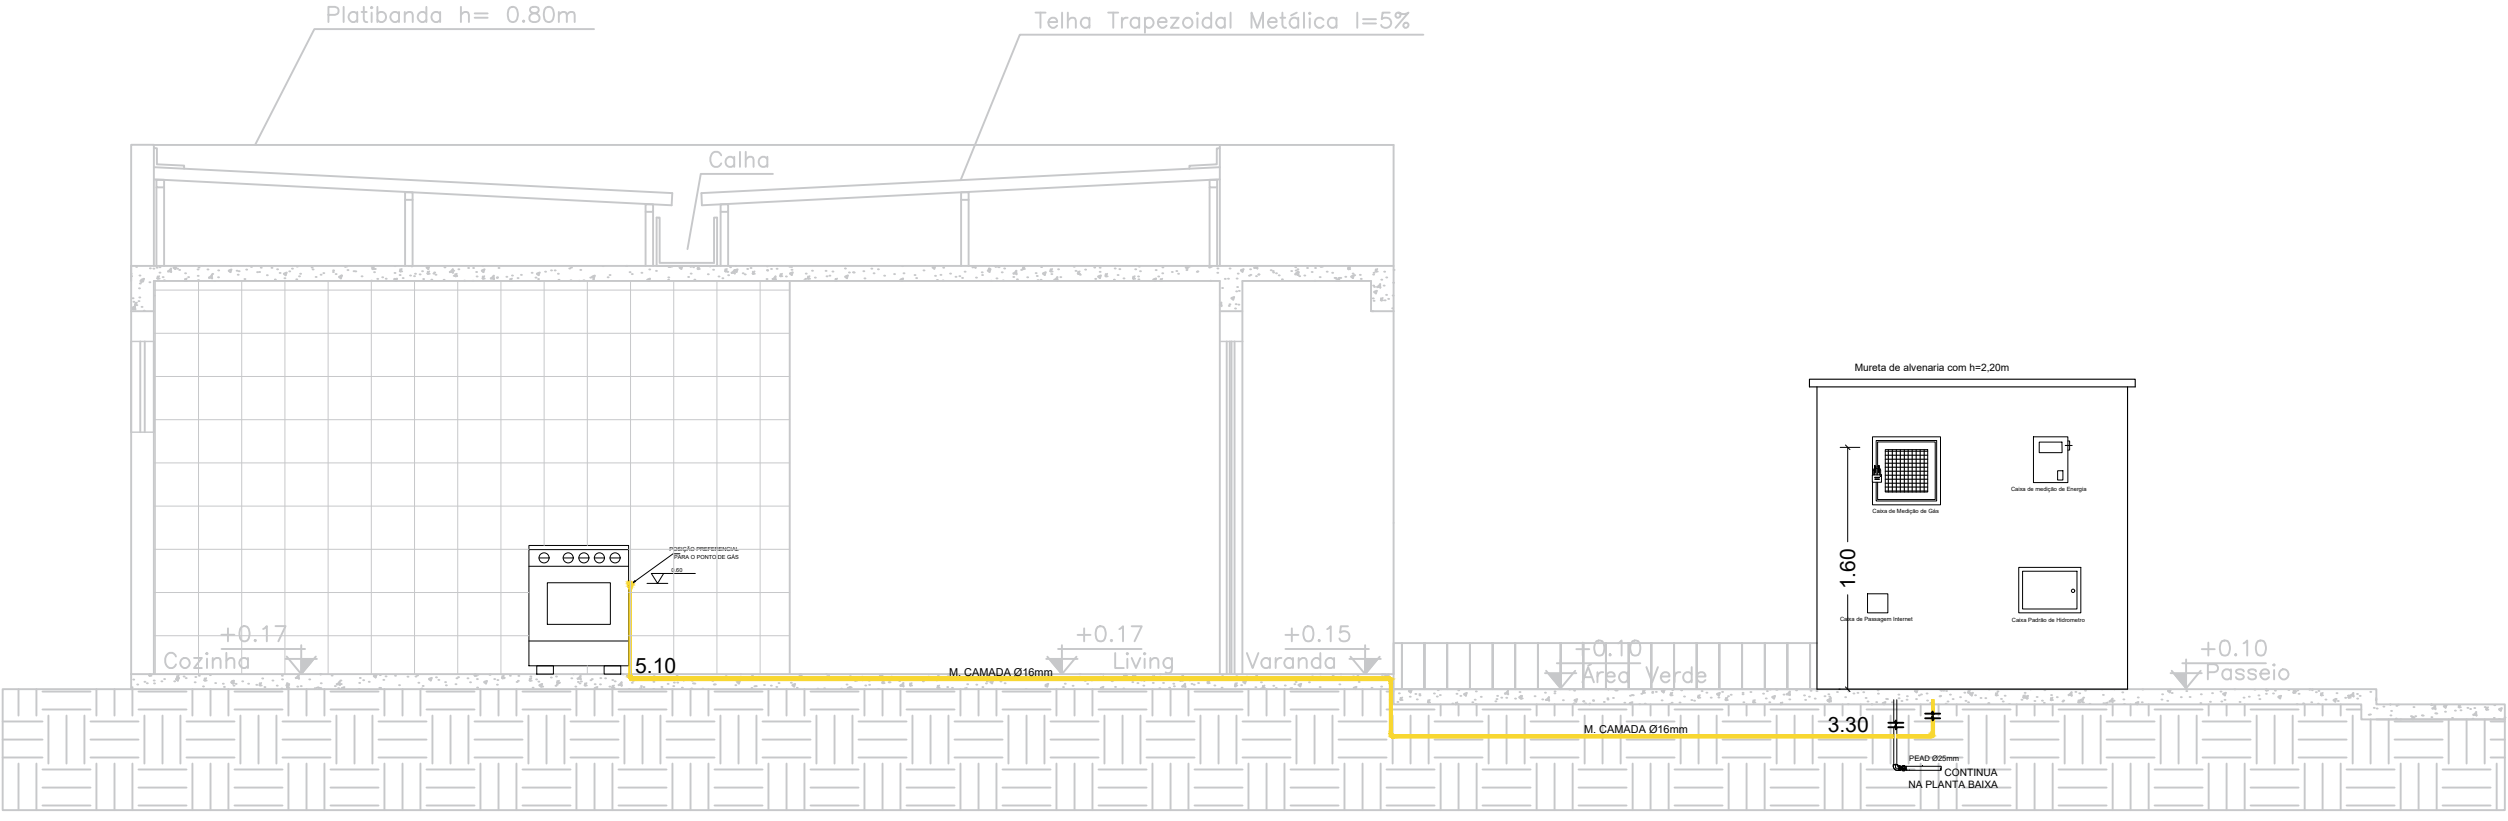

CORTE BB
Escala 1:50

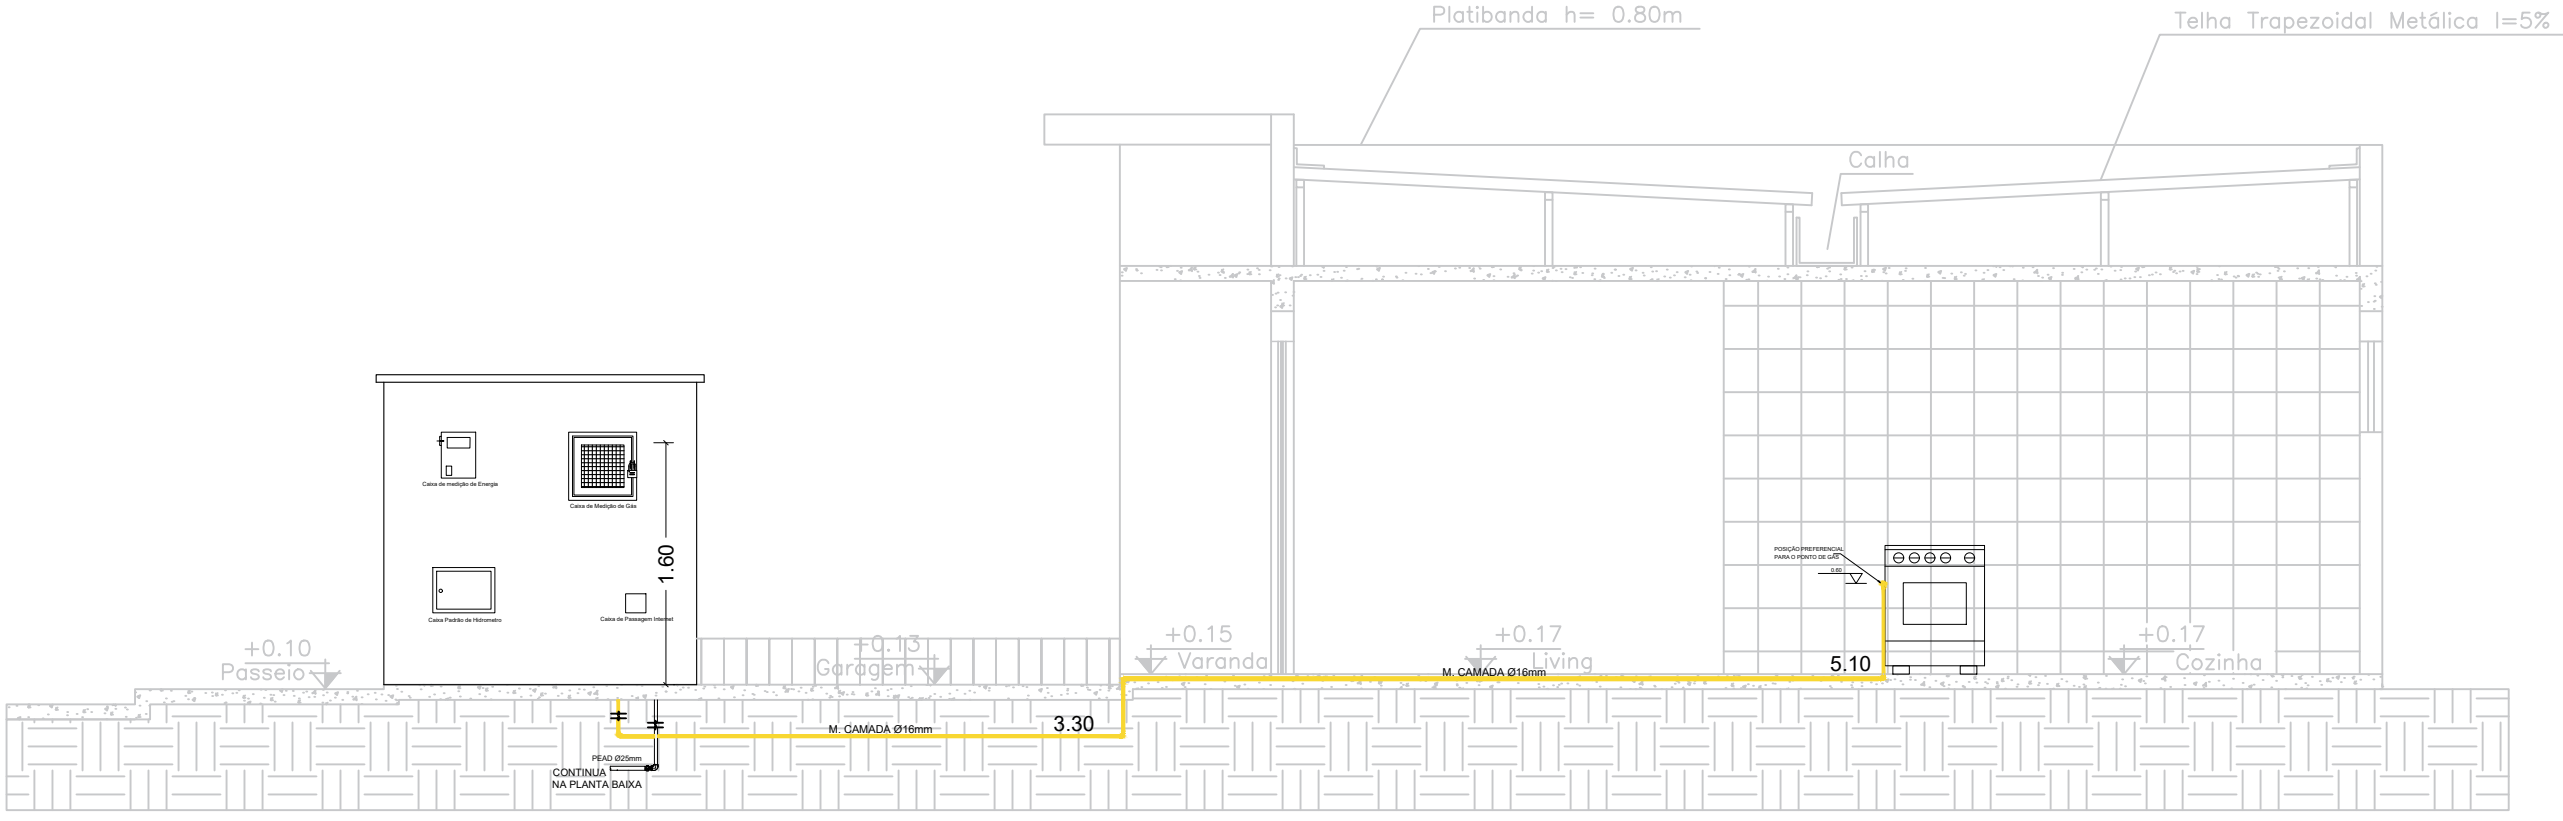

CORTE CC
Escala 1:50

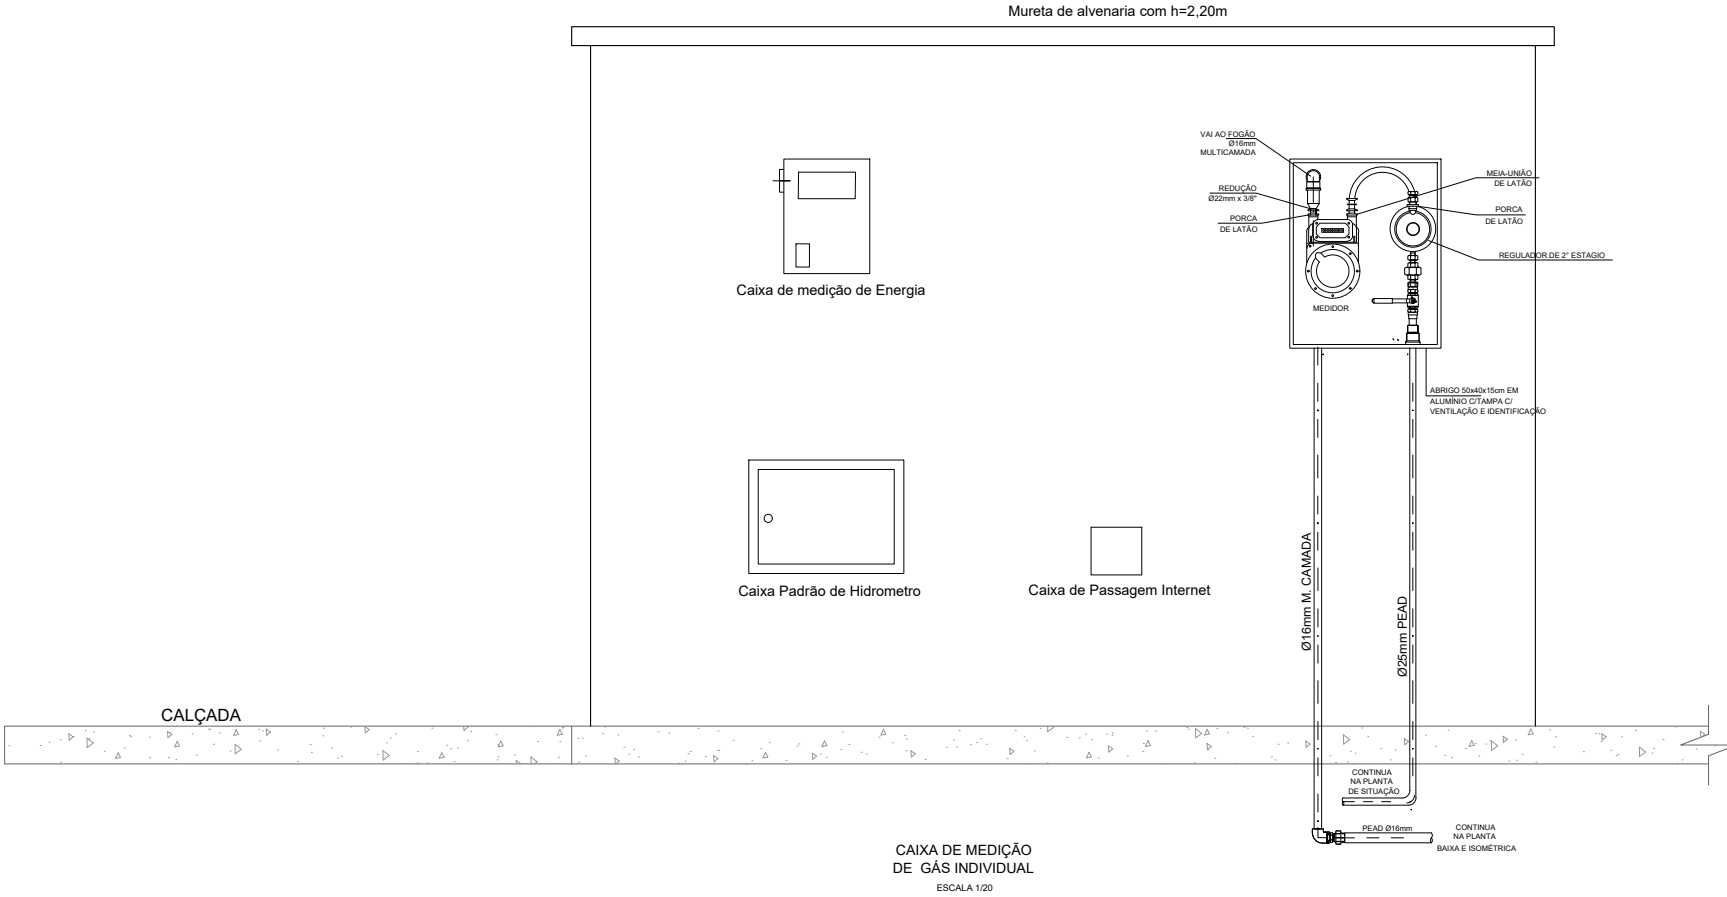

		REV	MODIFICAÇÃO	DATA	PROJETISTA	APROVO
		01	Estado atual	Maio / 2025	Sharlene Souza	-
		01				
PERFECTA GÁS						
A utilização deste documento está condicionada ao contrato estabelecido entre a Perfecta Gas e o cliente, não podendo ser utilizado para qualquer outro fim sem a expressa autorização da Perfecta Gas.				PERFECTA GÁS		
				Av. Canavieira, N. 1.052 - Bairro 19060-000 Carandá - BA - CEP: 35665-170 FONE: (35) 3222-1000		
				Site: www.perfectagas.com.br E-mail: perfectagas@arrat.com		
AUTORES DO PROJETO			ART. NÚMERO	ASSINATURA		
Sharlene Souza Santos						
OBRA:						
CONDOMÍNIO LUGGI ALAGOINHAS						
ENDEREÇO			CLIENTE			
Rua Conselheiro Junqueira, s/n - Lagoa Cavada do Mato Alagoinhas - BA			VCA Bertha Von Empreendimentos Imobiliários SPE LTDA			
			ESPECIALIDADE			
			INSTALAÇÕES DE GÁS			
			TÍTULO DO DOCUMENTO			
			PLANTA BAIXA, CORTES E ISOMÉTRICA HAB. TIPO 6			
ESCALA		DATA	TIPO DE OBRA	CLASSE DE PROJETO		
INDICADA		Maio / 2025	CONSTRUÇÃO	EXECUTIVO		
CODIFICAÇÃO DO CLIENTE:			NÚMERO DO PROJETO:			