




PLANTA BAIXA
Escala 1:50

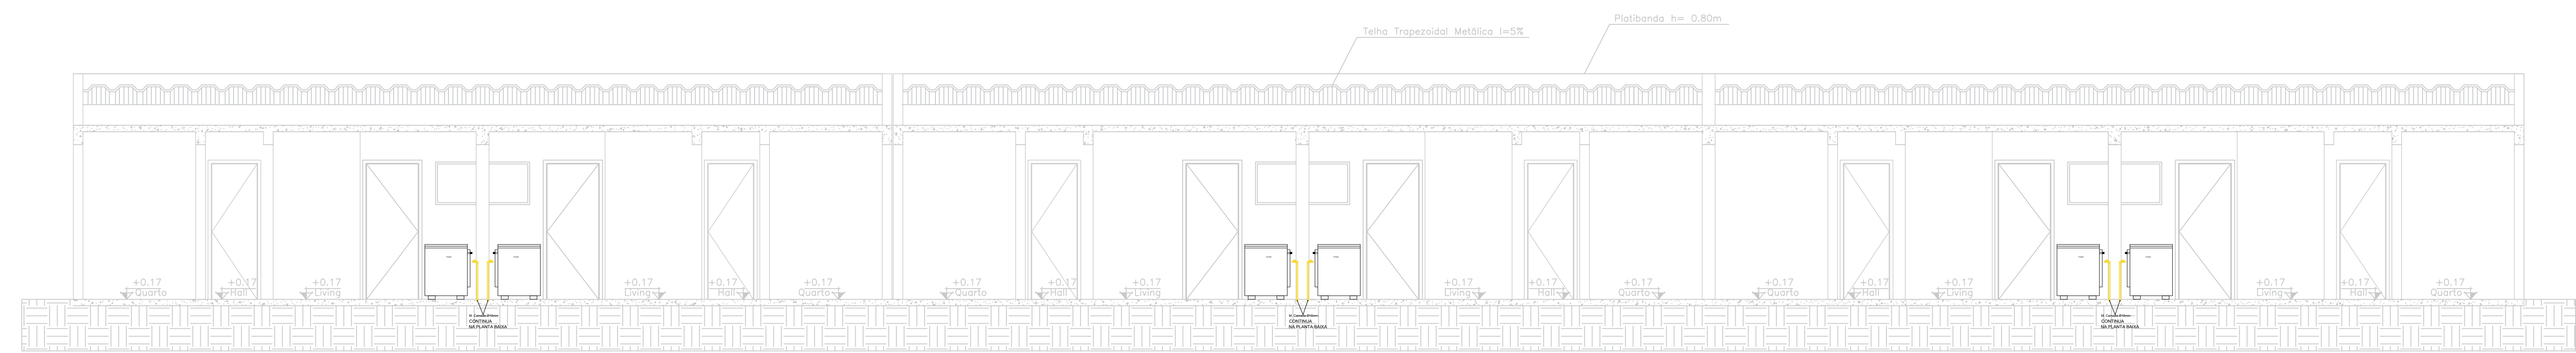


CORTE AA
Escala 1:50

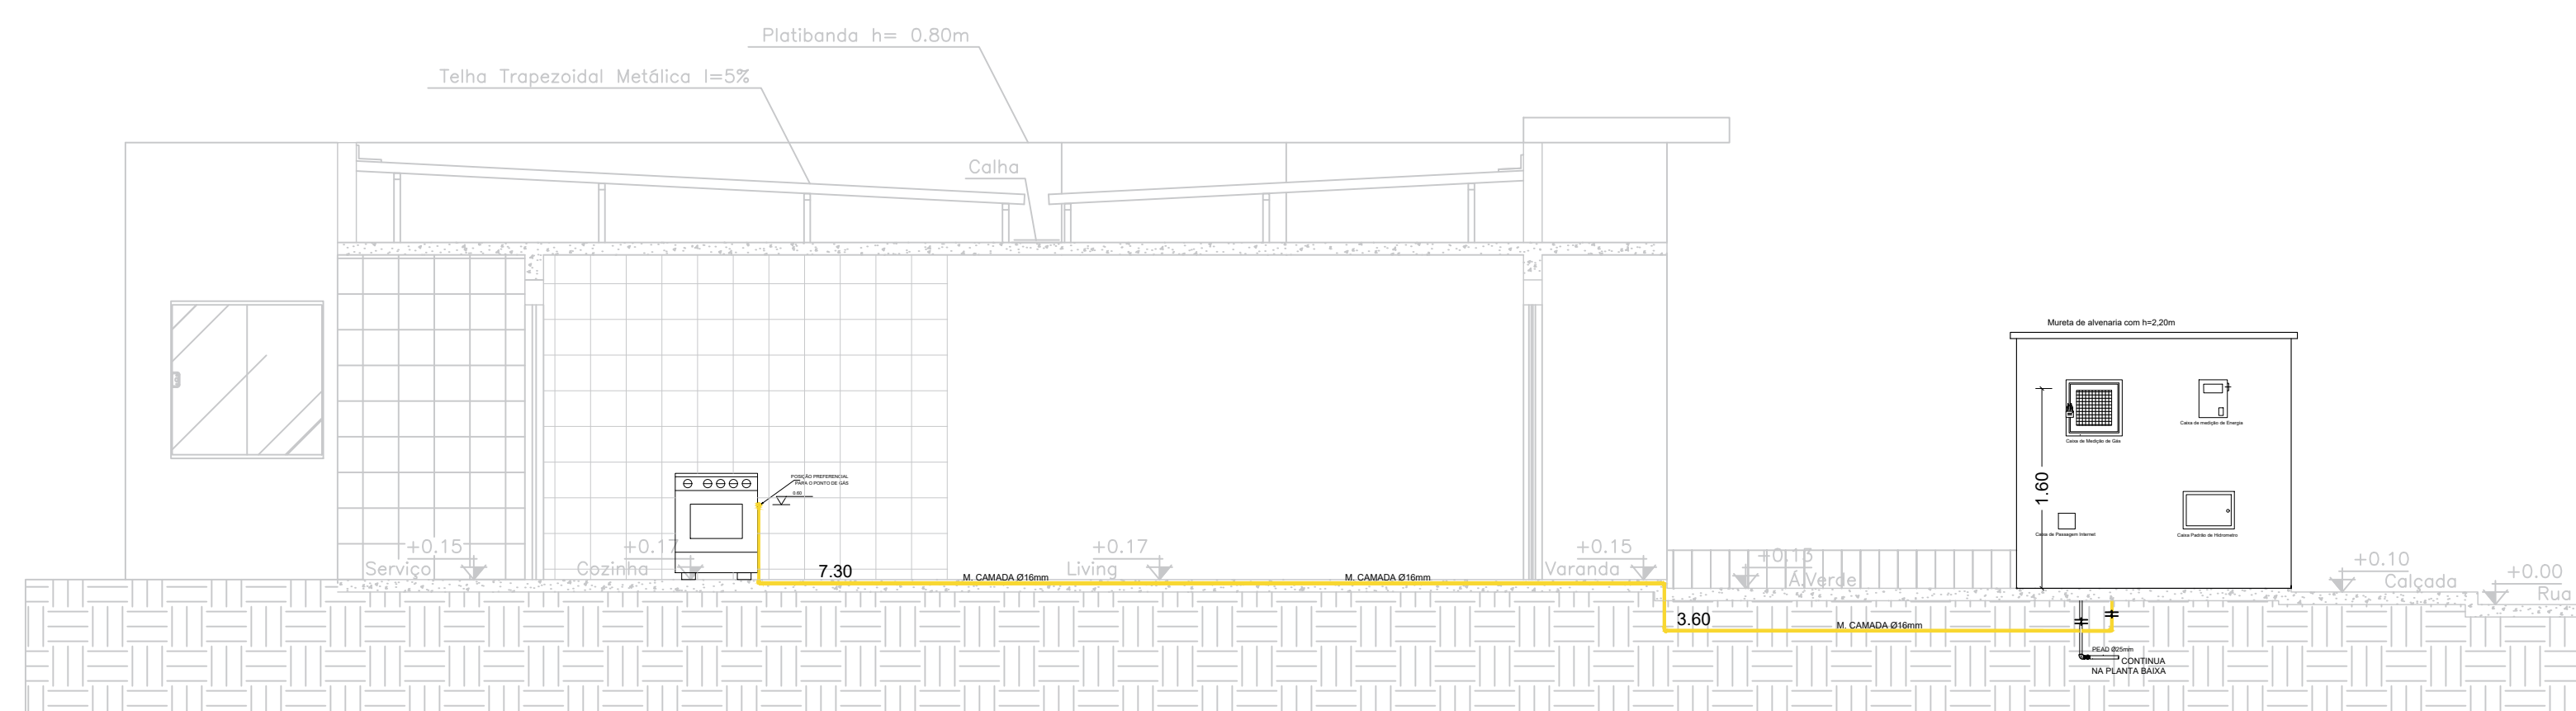


CORTE BB
Escala 1:50

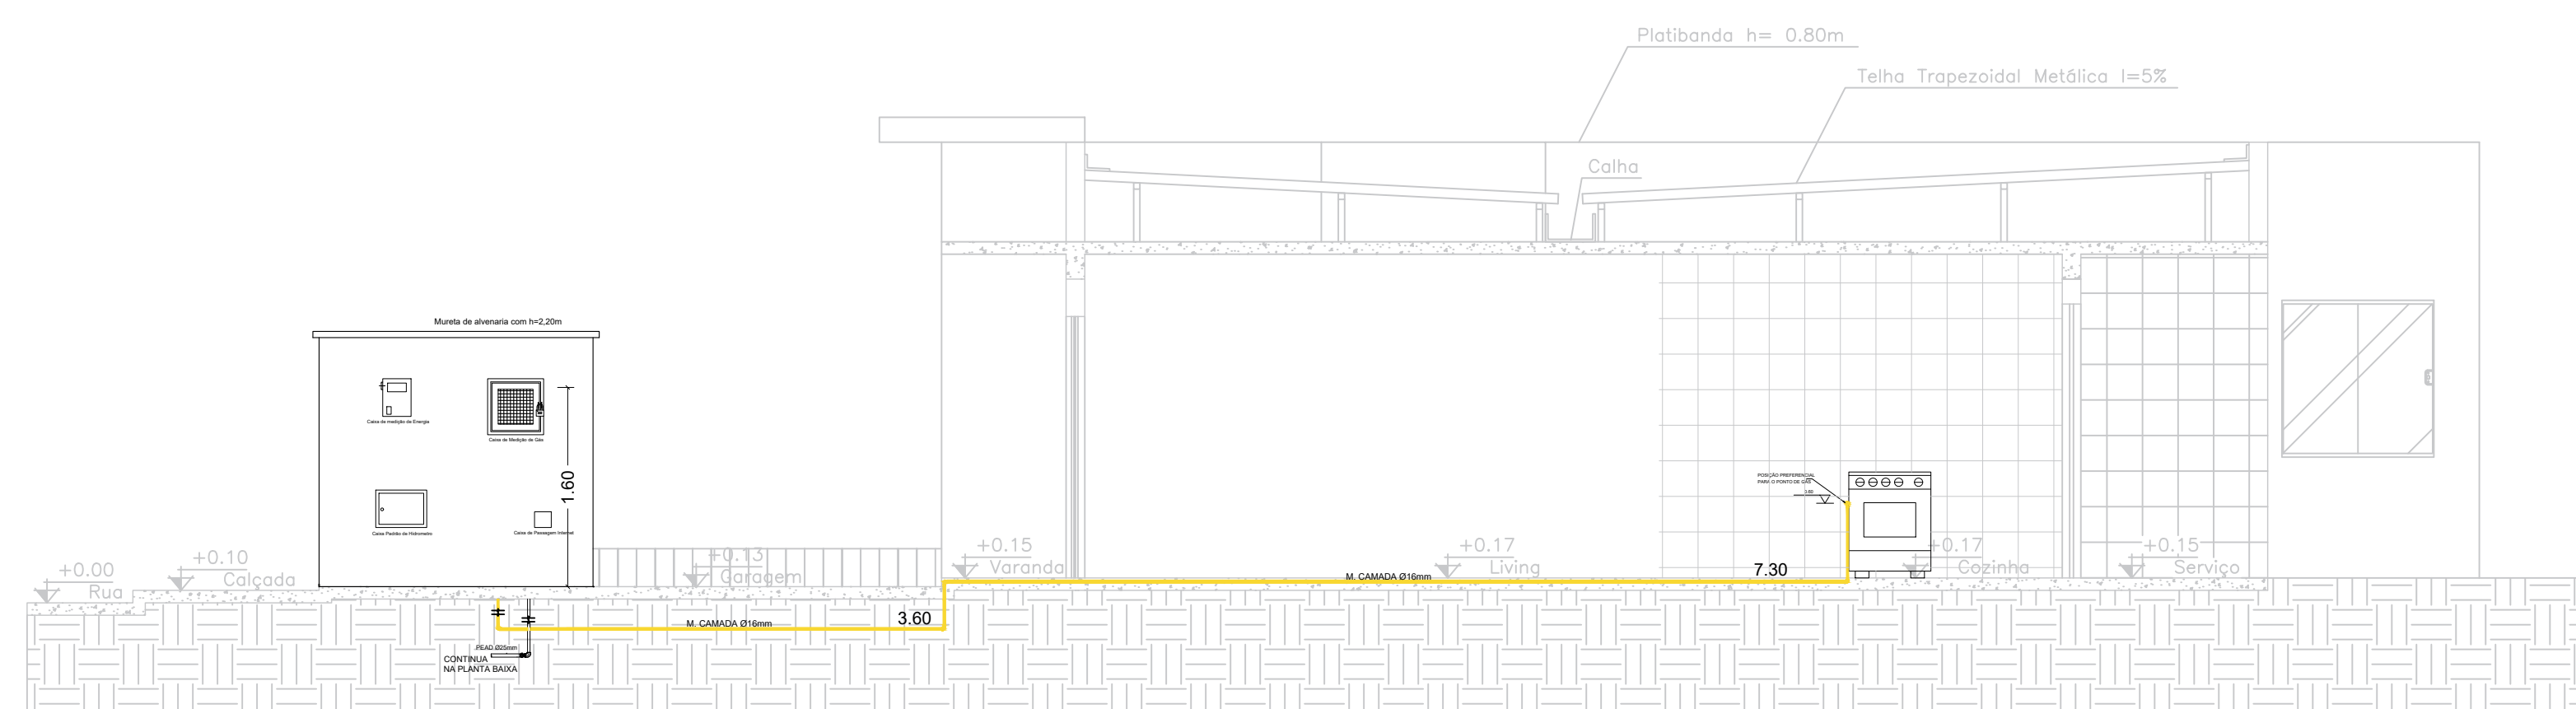

CORTE CC
Escala 1:50

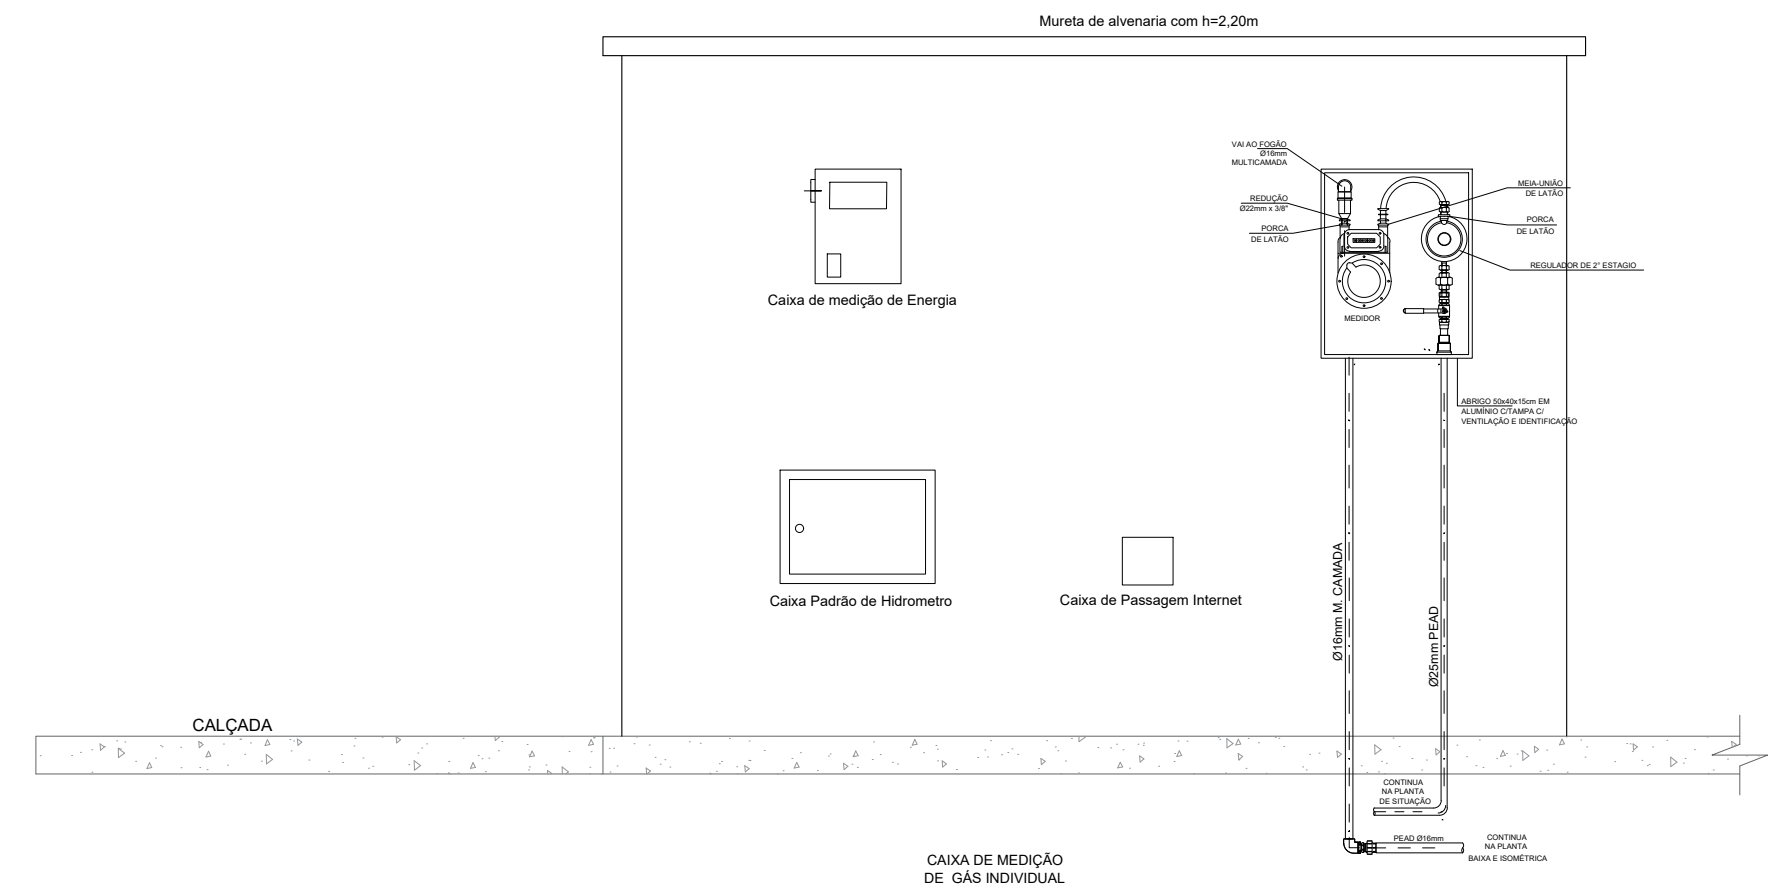

- TUBO PEAD Ø32mm ATERRADO
- TUBO PEAD Ø25mm ATERRADO
- TUBO PEAD Ø25mm NA PAREDE
- TUBO MULTICAMADA Ø16mm NO PISO
- TUBO MULTICAMADA Ø16mm NA PAREDE
- PONTO DE CONSUMO
- TEE 40mm E REDUÇÃO DE 25 mm
- SENTIDO DO FLUXO

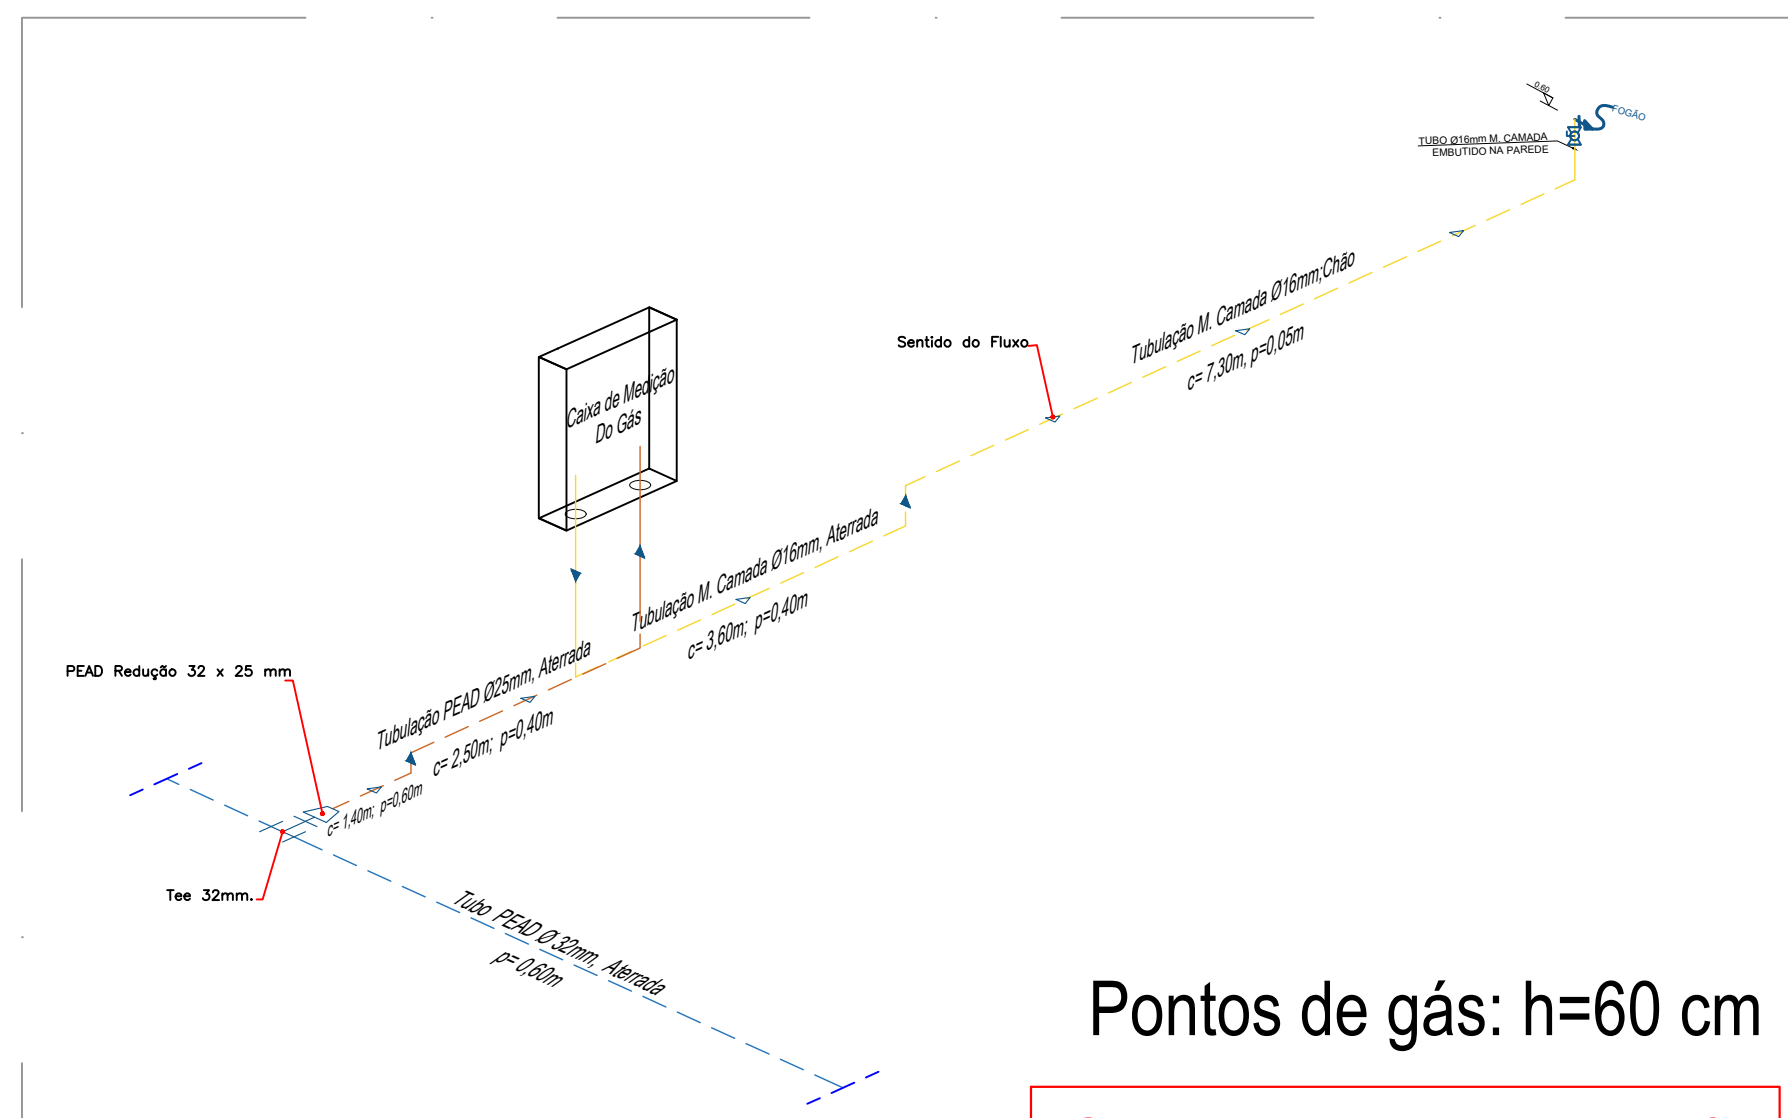

DETALHE ISOMÉTRICO
Escala 1:75

Pontos de gás: h=60 cm

Consumo: 1~1,5 Kg/h

		REV	MODIFICAÇÃO	DATA	PROJETISTA	APROVO				
		01	Estado atual	Mar/2025	Sharlene Souza	-				
PERFECTA GÁS										
A utilização deste documento está condicionada ao contrato estabelecido entre a Perfecta Gás e o cliente, não podendo ser utilizado para qualquer finalidade sem a expressa autorização da Perfecta Gás.										
AUTORES DO PROJETO										
Sharlene Souza Santos		ART. NÚMERO	ASSINATURA							
OBRA										
CONDOMÍNIO LUGGI ALAGOINHAS										
ENDEREÇO		CLIENTE								
Rua Conselheiro Junqueira, 100 - Lagoa Cavada do Mato Alagoinhas - BA		VCA Bertha Von Empreendimentos Imobiliários SPE LTDA								
ESPECIALIDADE		INSTALAÇÕES DE GÁS								
TÍTULO DO DOCUMENTO		PLANTA BAIXA, CORTES E ISOMÉTRICA HAB. TIPO 1								
ESCALA	DATA	TIPO DE OBRA					CLASSE DE PROJETO			
INDICADA	Mar/2025	CONSTRUÇÃO					EXECUTIVO			
COORDENAÇÃO DO CLIENTE		NÚMERO DO PROJETO								
-		-								