




PLANTA BAIXA
Escala 1:50

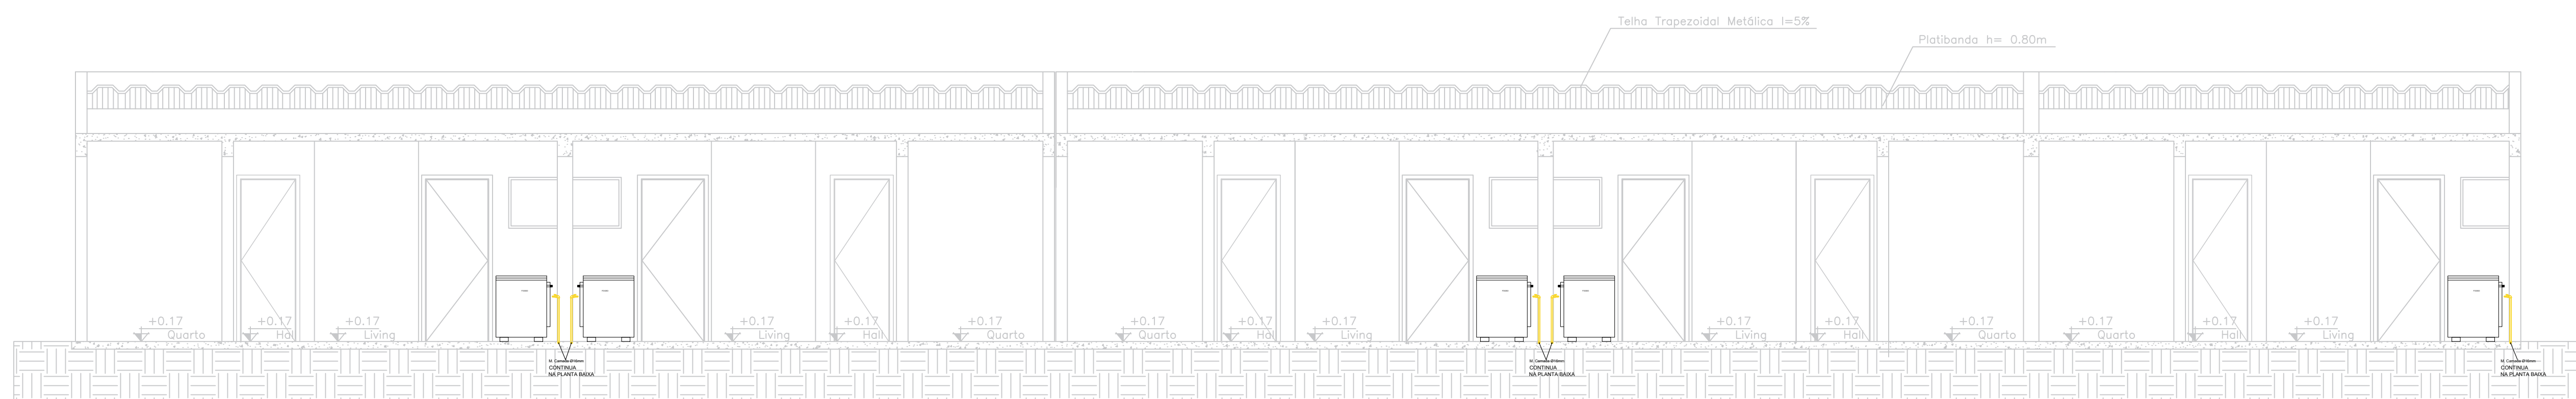


CORTE AA
Escala 1:50

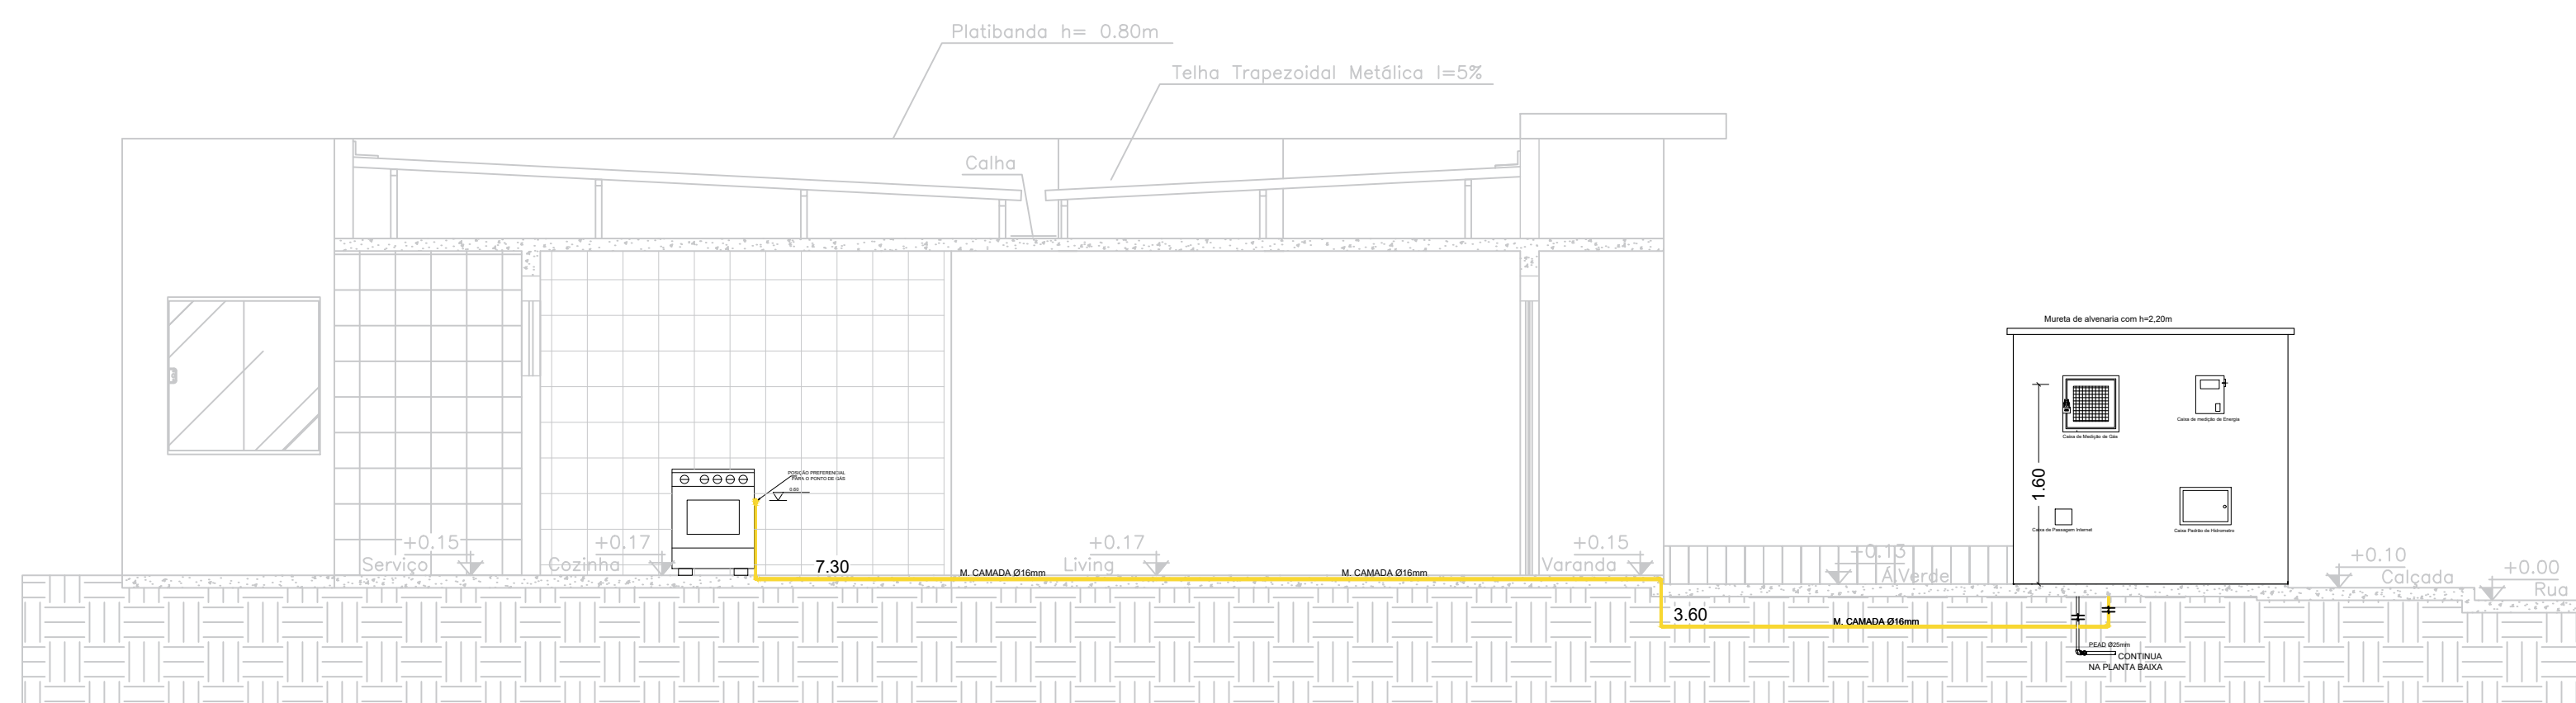


CORTE BB
Escala 1:50

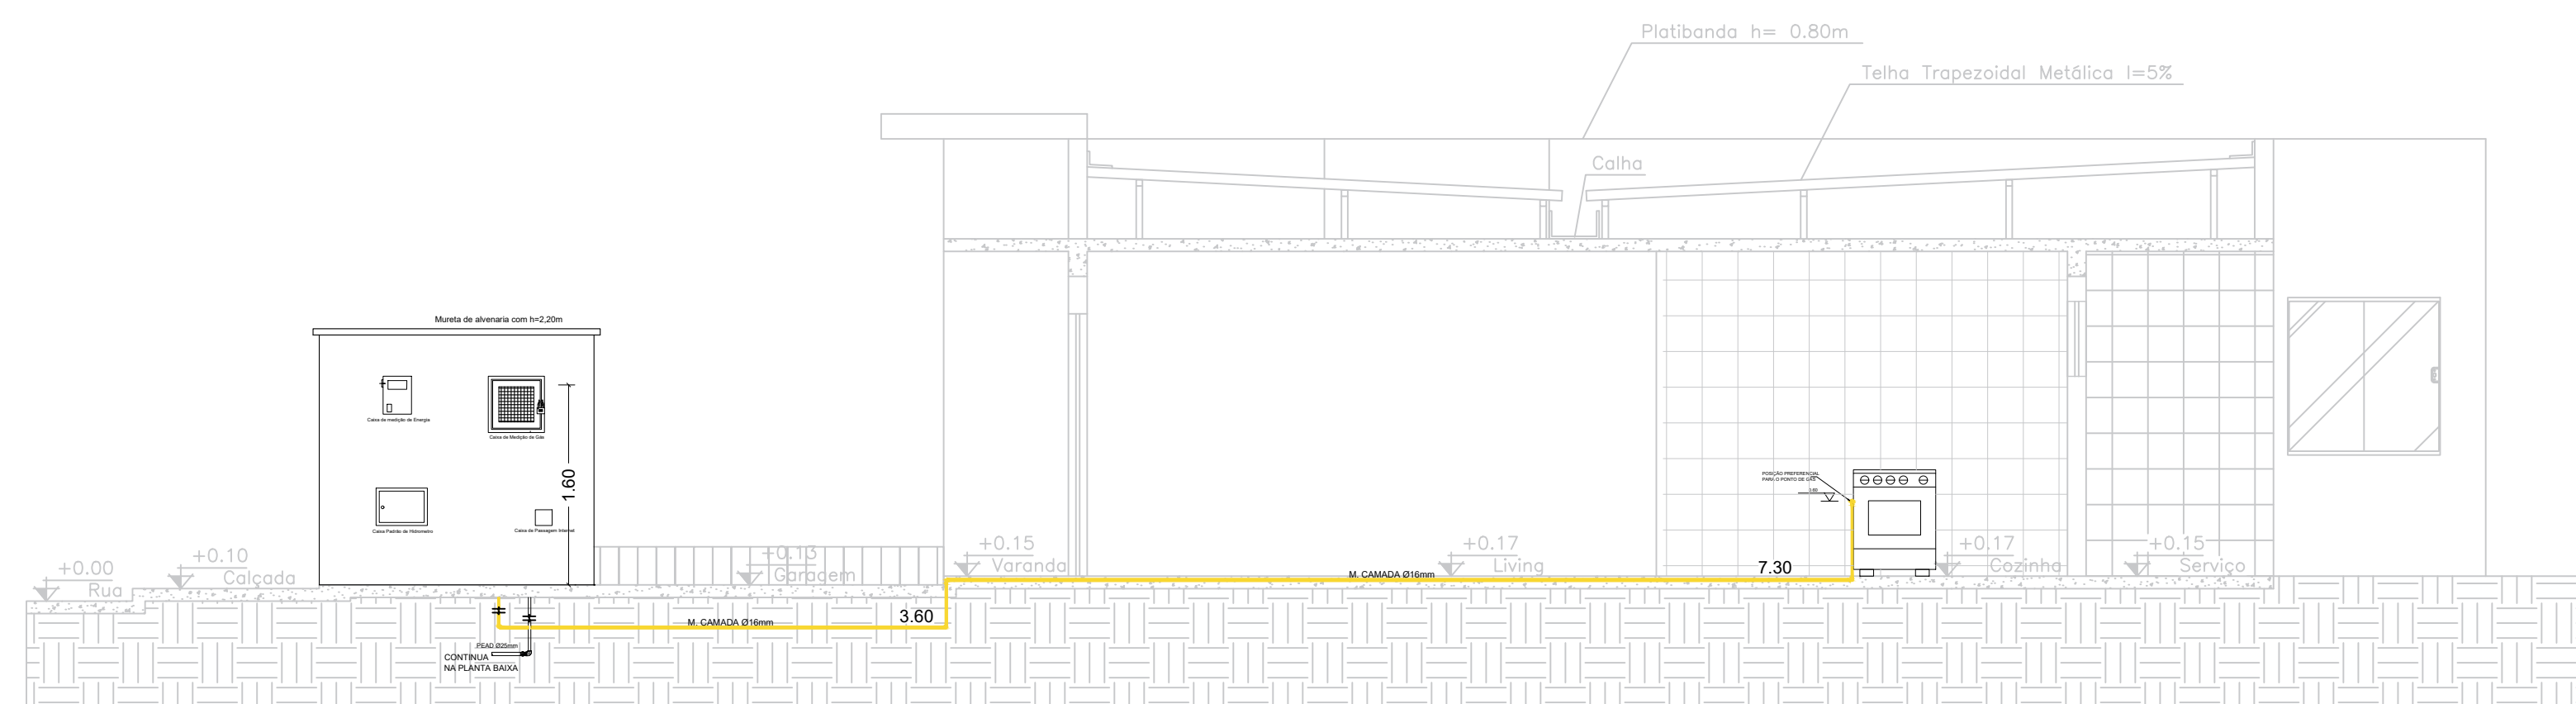


CORTE CC
Escala 1:50

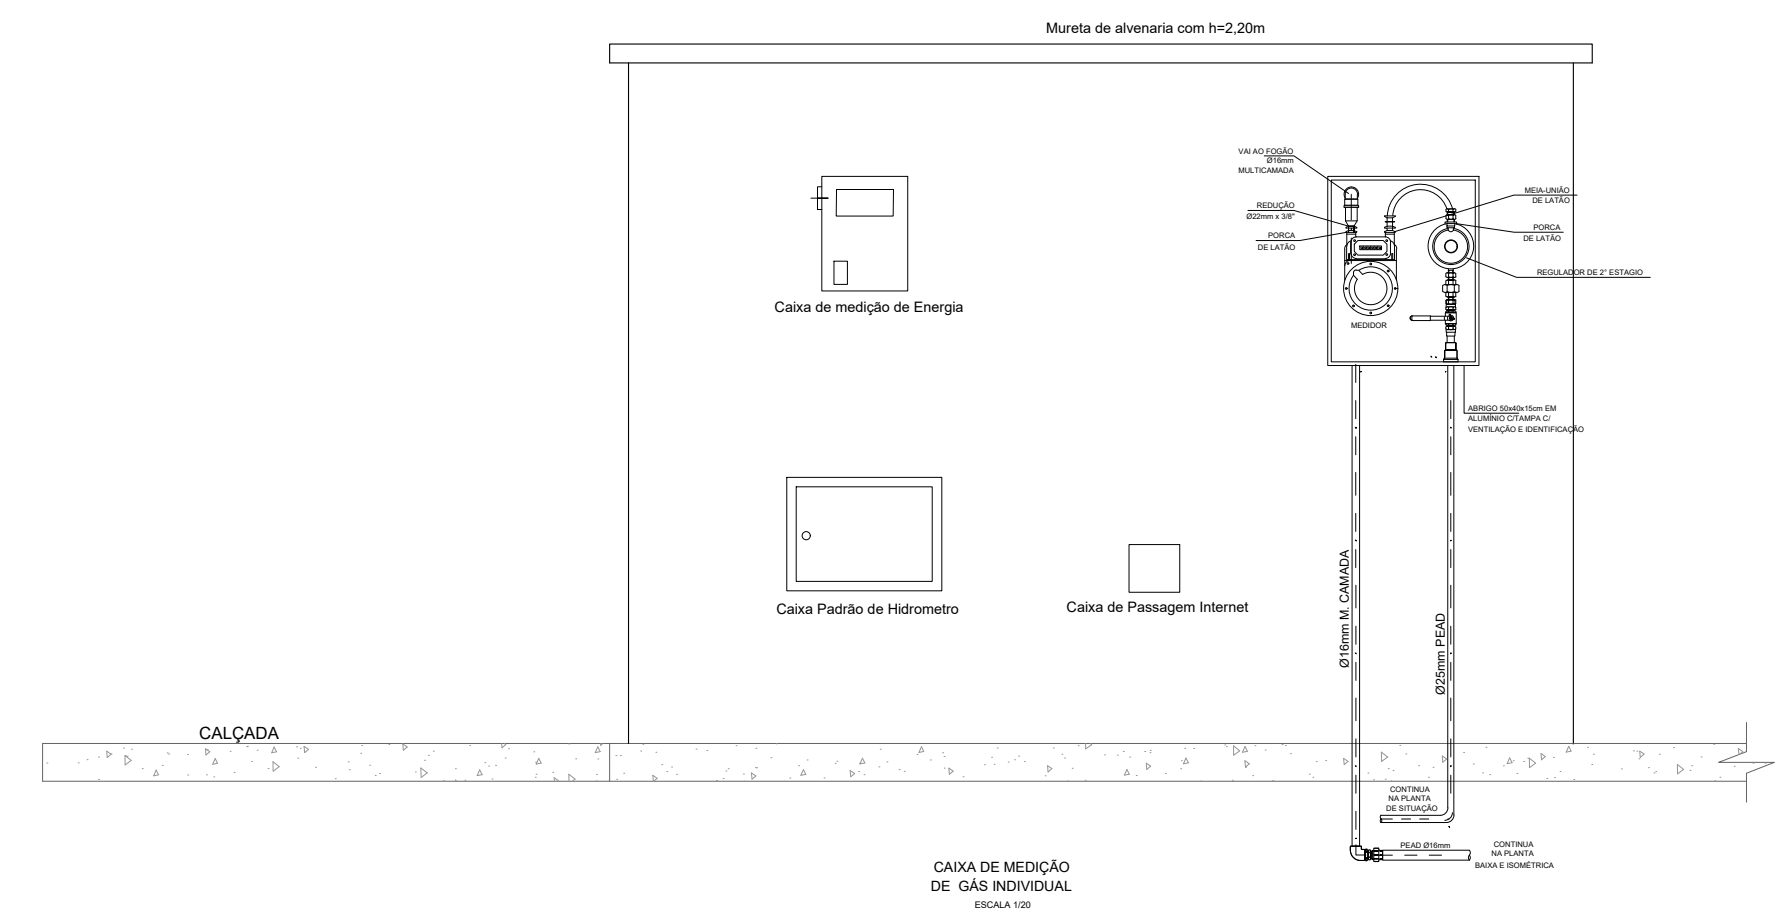

- TUBO PEAD Ø32mm ATERRADADO
- TUBO PEAD Ø25mm ATERRADADO
- TUBO PEAD Ø25mm NA PAREDE
- TUBO MULTICAMADA Ø16mm NO PISO
- TUBO MULTICAMADA Ø16mm NA PAREDE
- PONTO DE CONSUMO
- TEE 40mm E REDUÇÃO DE 25 mm
- SENTIDO DO FLUXO

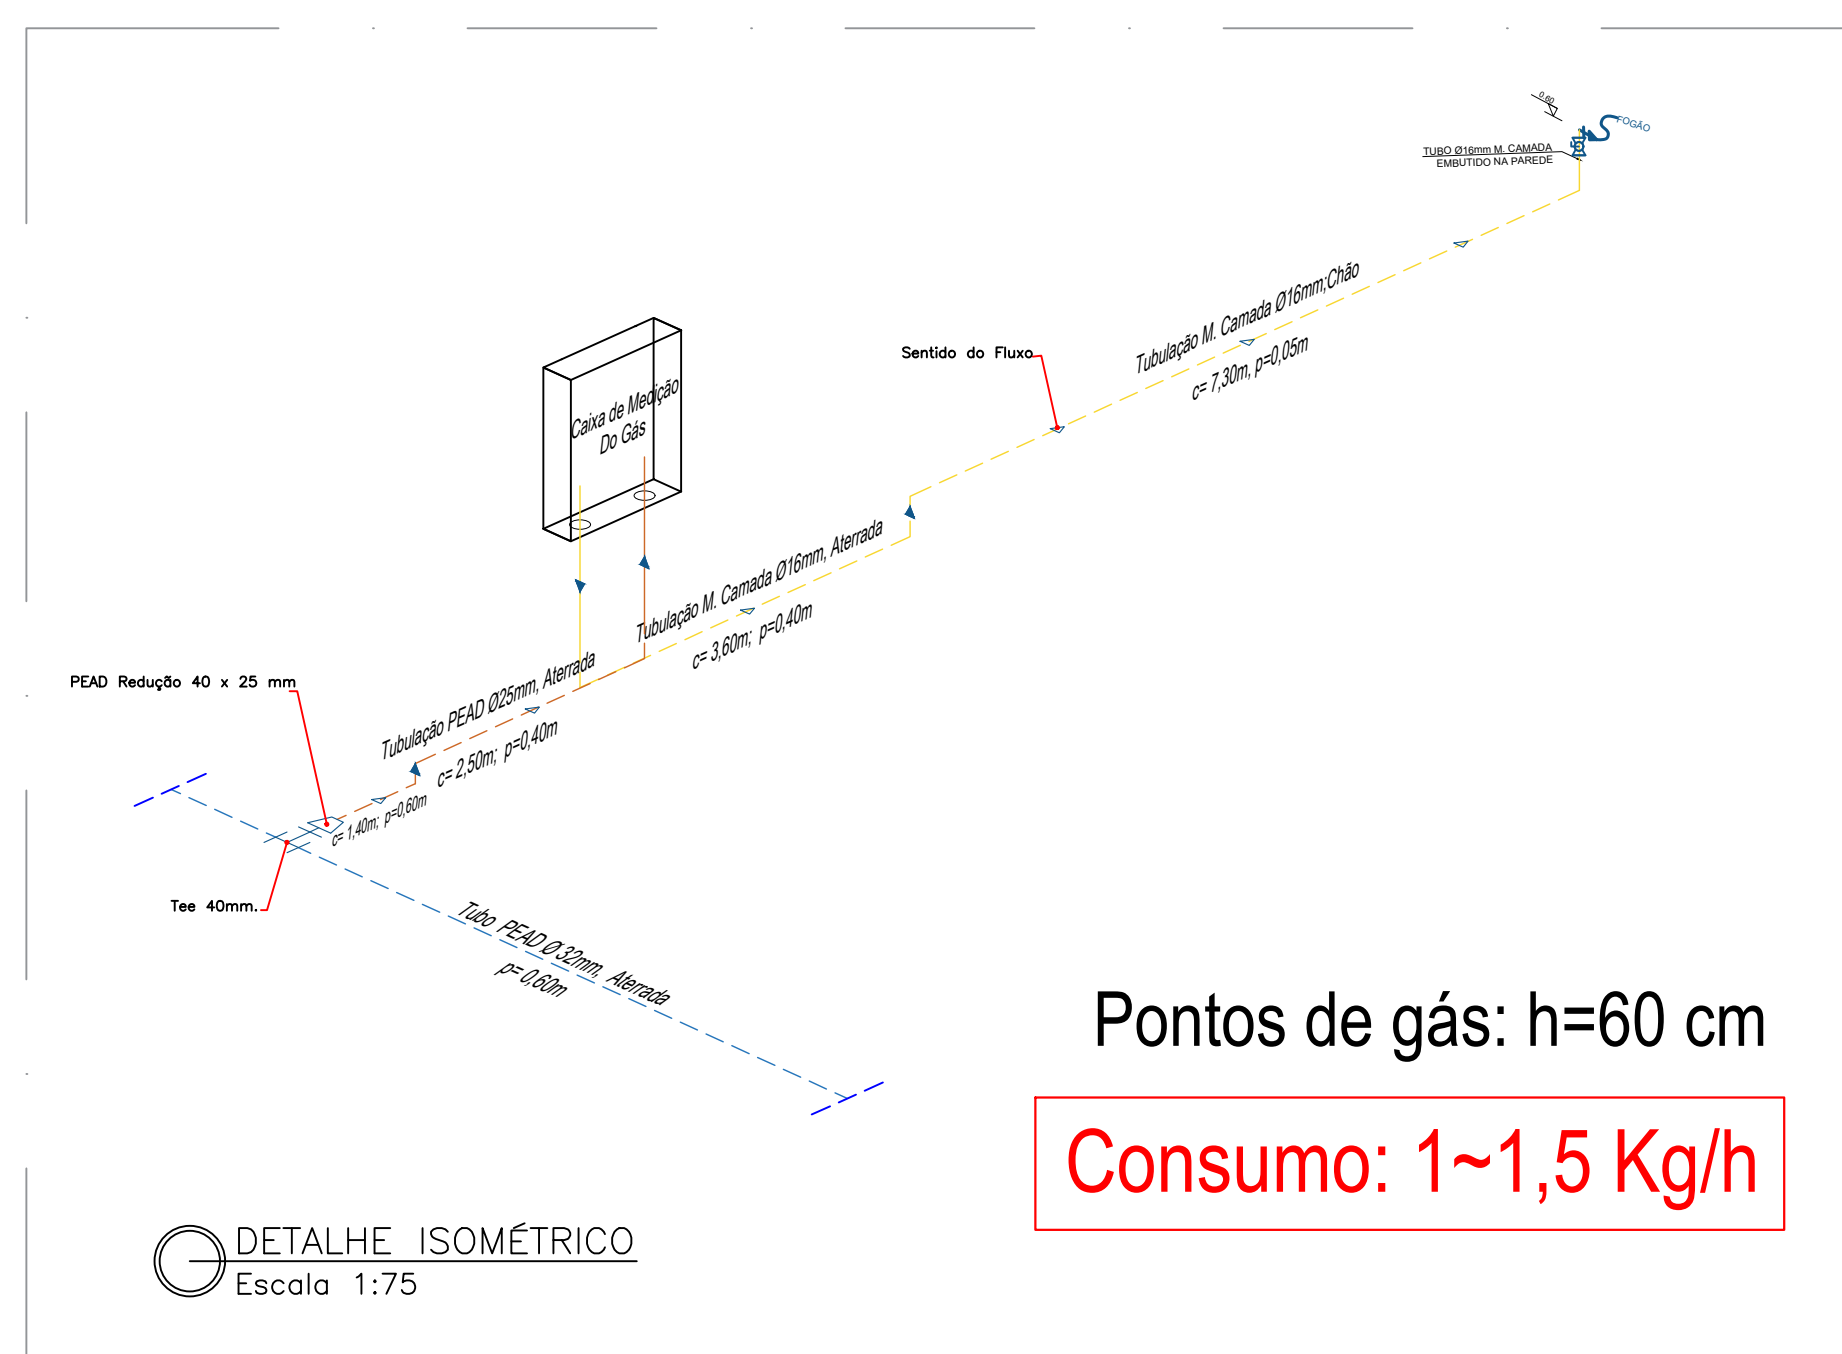

	REV	MODIFICAÇÃO	DATA	PROJETISTA	APROVO
	00	Estado atual	Mar / 2025	Sharlene Souza	-
	01				

A utilização deste documento está condicionada ao contrato estabelecido entre a Perfecta Gás e o cliente, não podendo ser utilizado para qualquer finalidade sem a expressa autorização da Perfecta Gás.

para a execução da obra, o cliente deve solicitar a intervenção
sem a expressa autorização da Perfecta Gás.

PERFECTA GÁS

Av. Ceará, N. 202 - B. Bial
Vila do Im Conselheiro, S/N
Tel: (77) 3002-8495 / 96974-2782 / 9692-7165

contato@perfectagás.com.br
Site: www.perfectagás.com.br - E-mail: perfectagás@perfectagás.com.br

AUTORES DO PROJETO		ART. NÚMERO	ASSINATURA
Sharlene Souza Santos			
		</	