



- TUBO PEAD Ø40mm ATERRADO
- TUBO PEAD Ø25mm ATERRADO
- TUBO PEAD Ø25mm NA PAREDE
- TUBO MULTICAMADA Ø16mm NO PISO
- TUBO MULTICAMADA Ø16mm NA PAREDE
- PONTO DE CONSUMO
- TEE 40mm E REDUÇÃO DE 25 mm
- SENTIDO DO FLUXO


PLANTA BAIXA
Escala 1:50

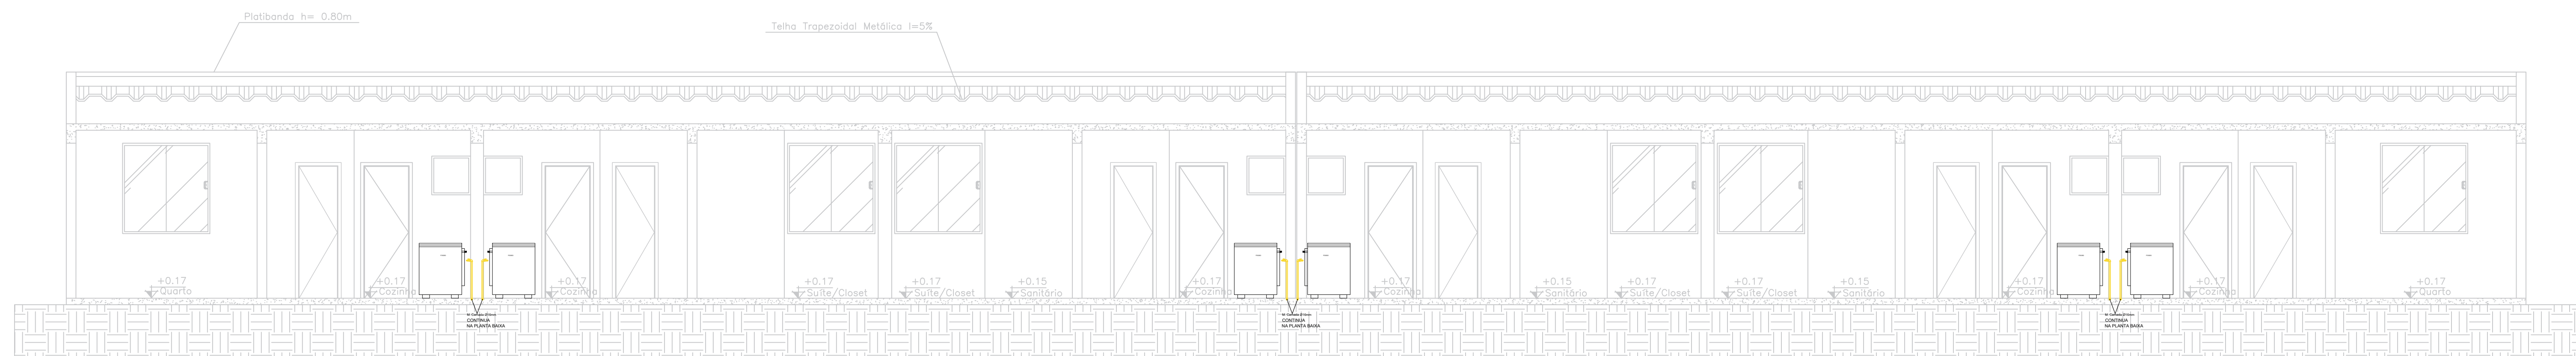


CORTE AA
Escala 1:50

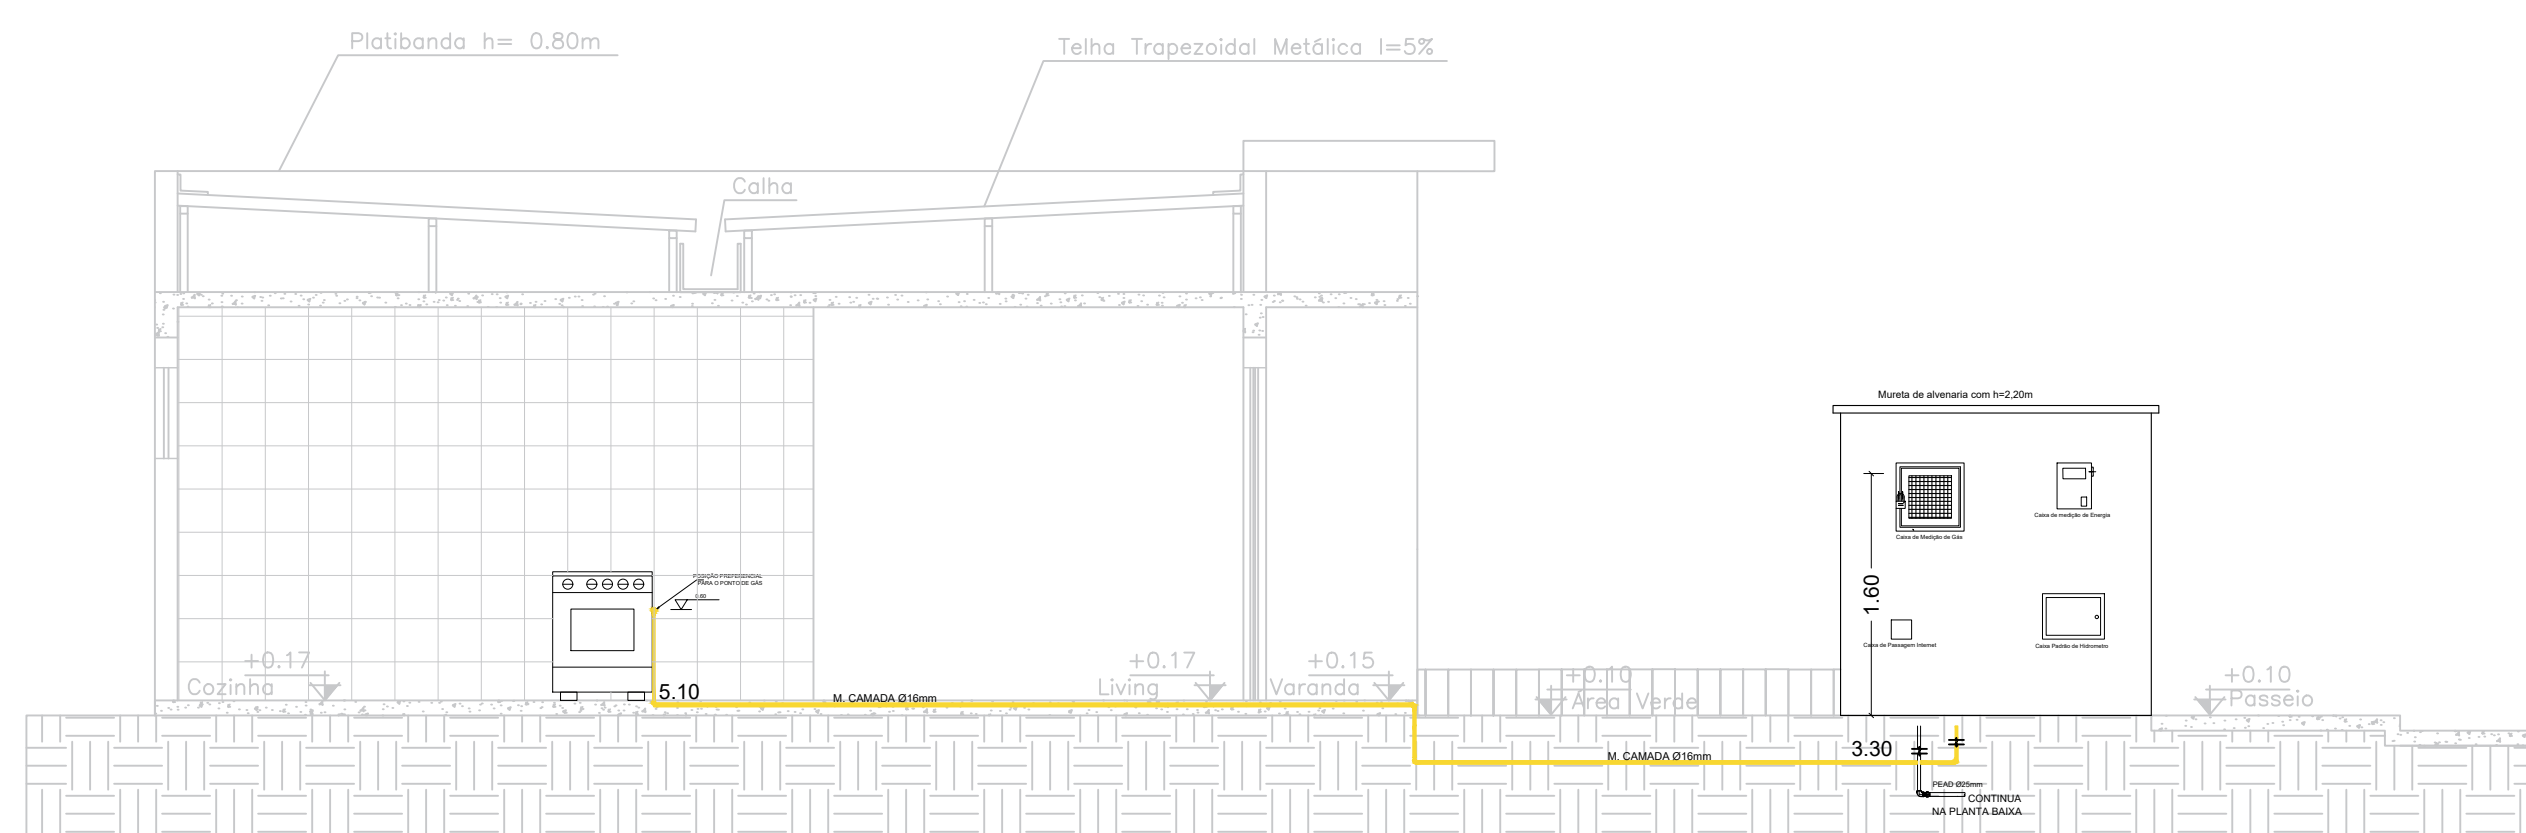

CORTE BB
Escala 1:50

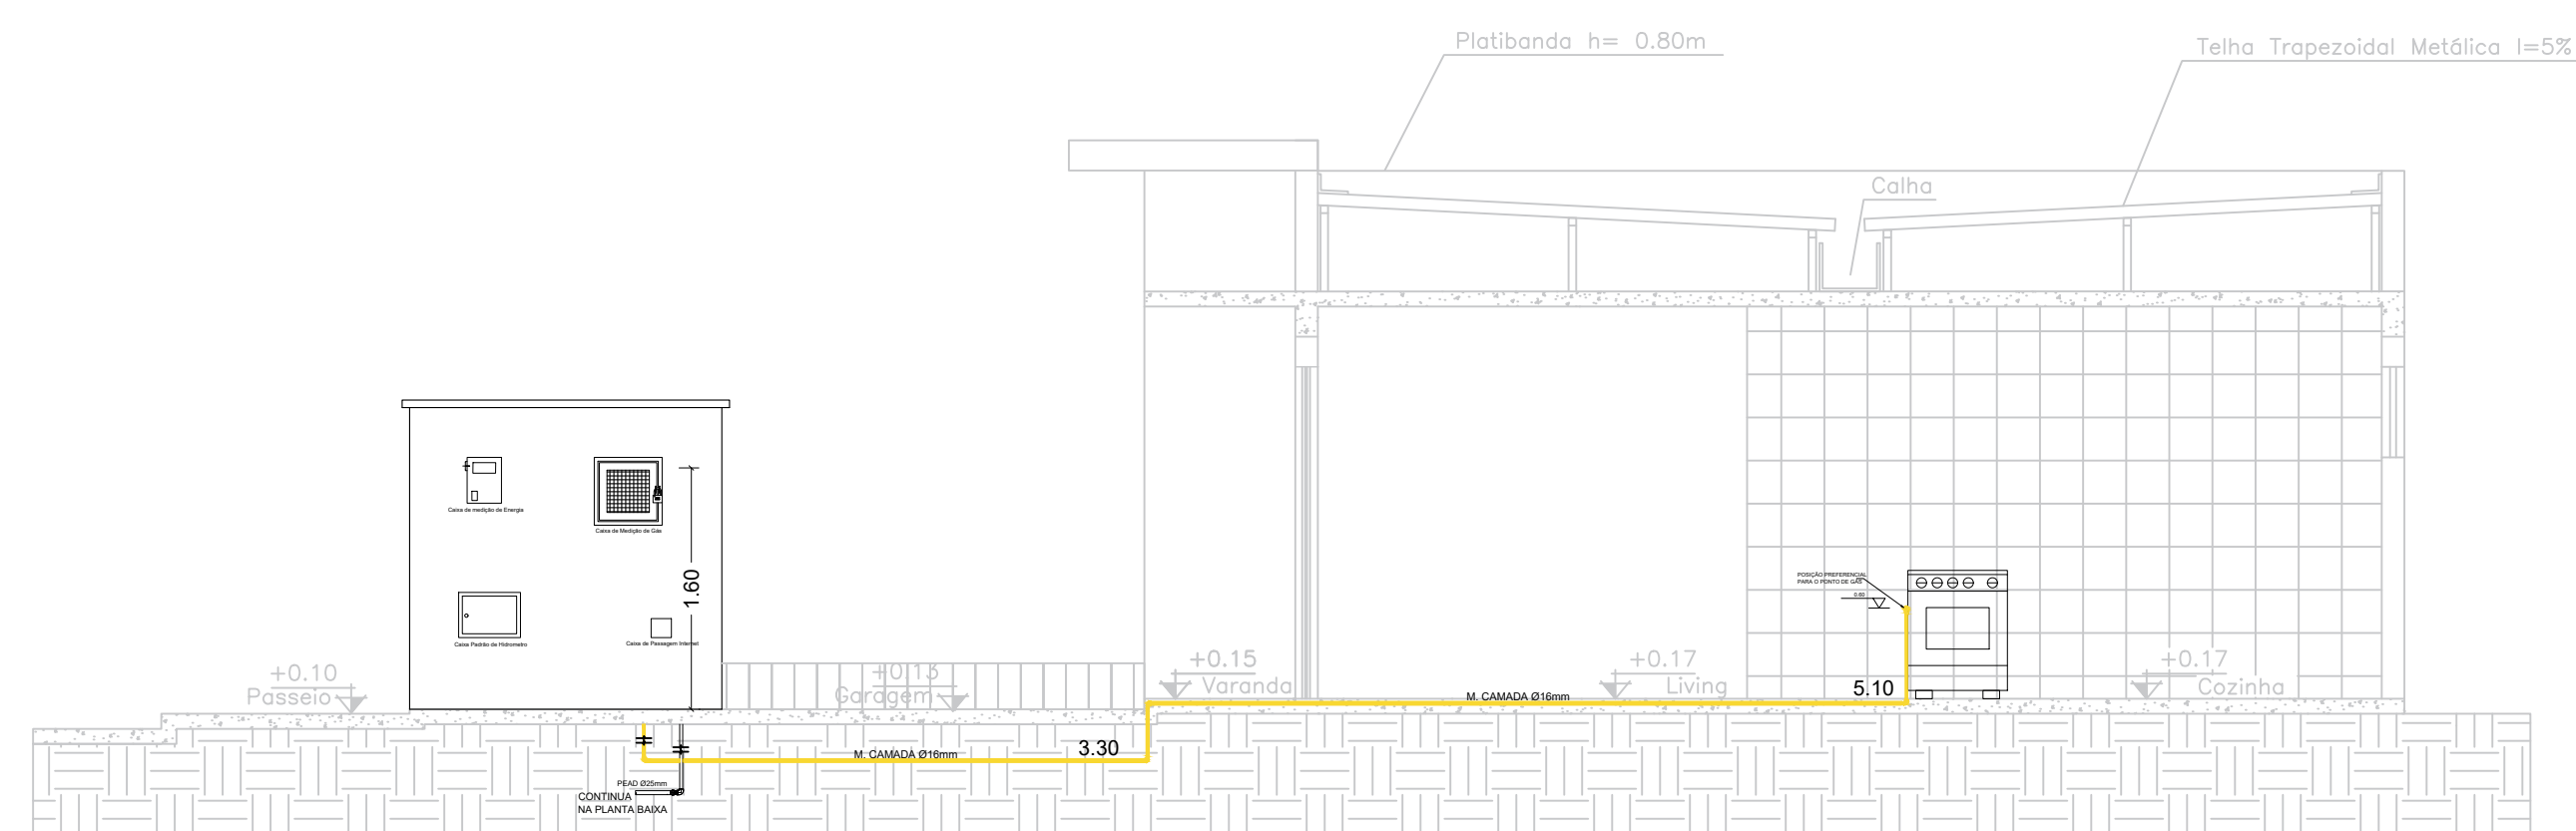

CORTE CC
Escala 1:50

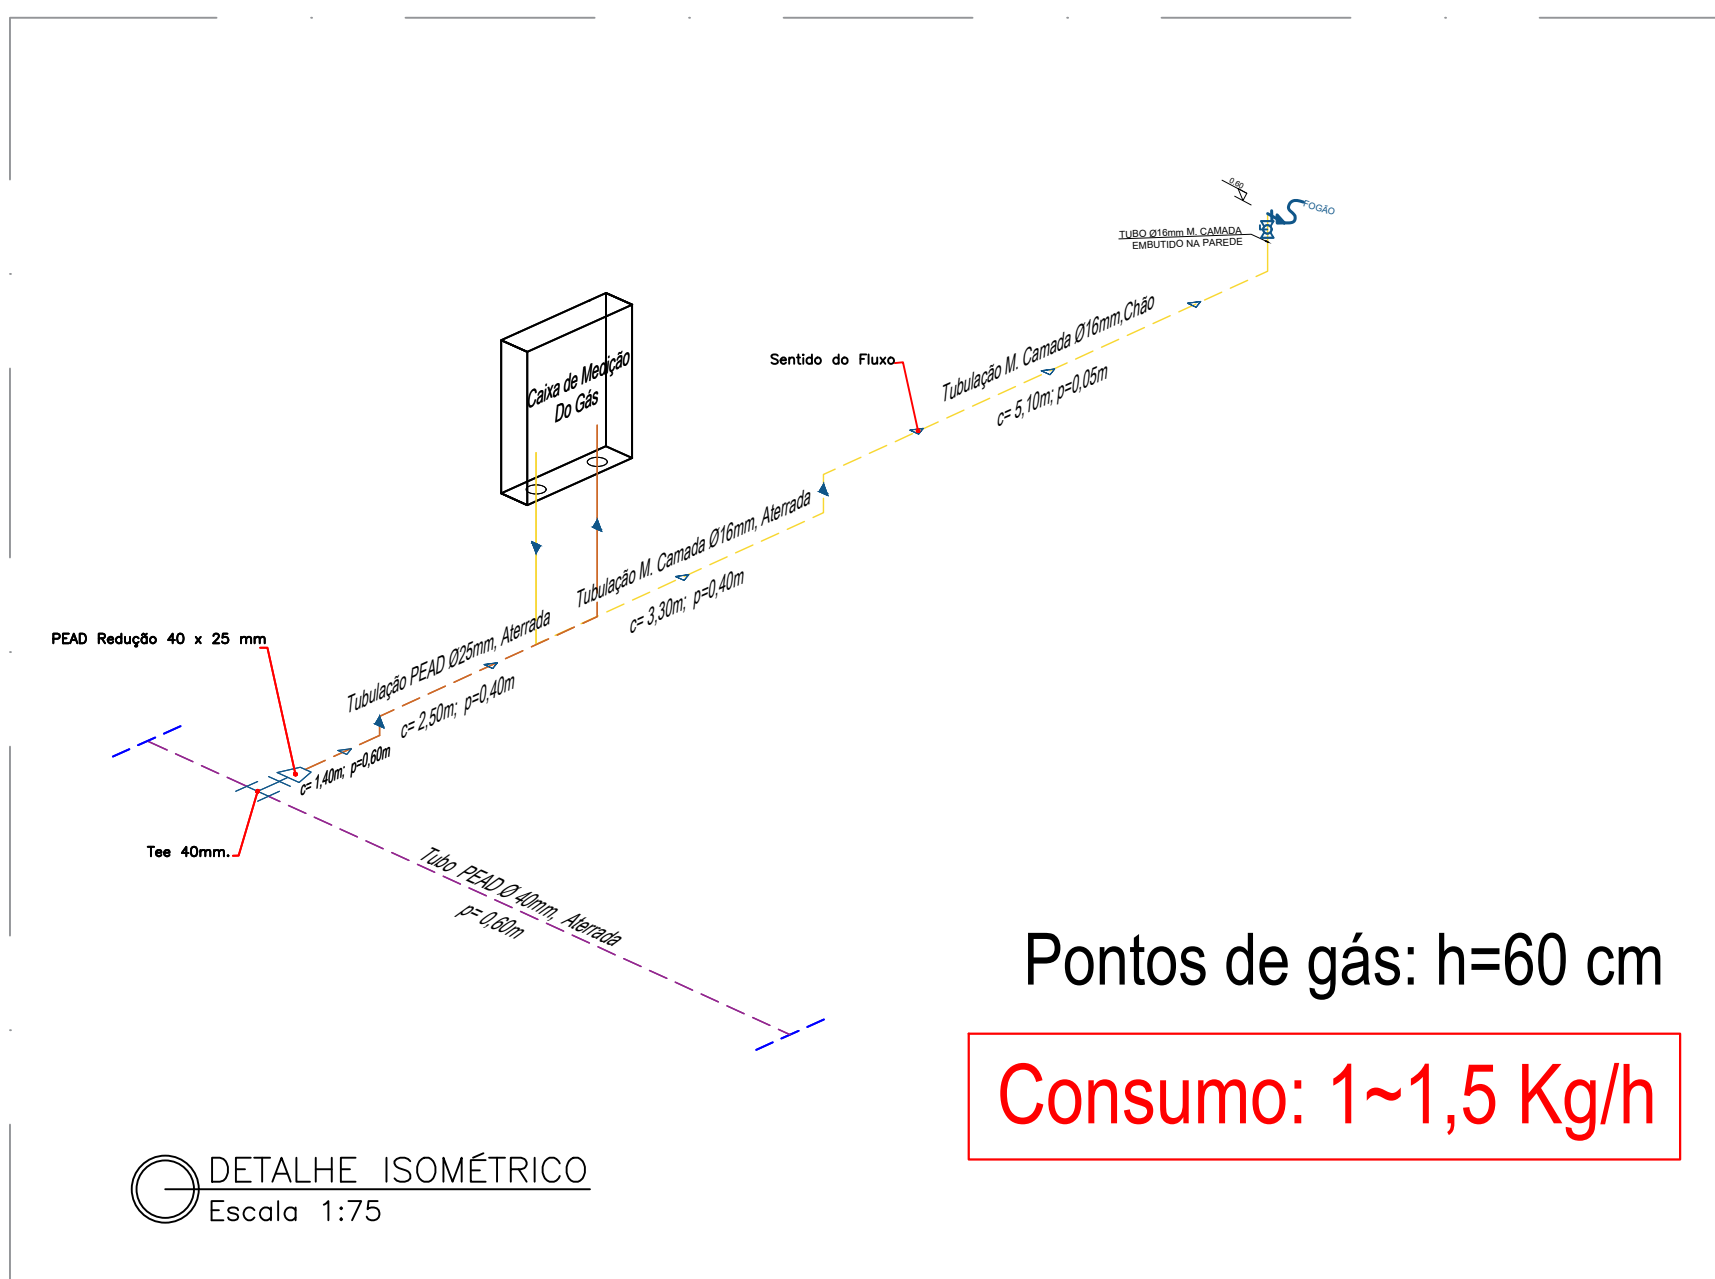

Pontos de gás: h=60 cm

Consumo: 1~1,5 Kg/h

DETALHE ISOMÉTRICO
Escala 1:75

	REV	MODIFICAÇÃO	DATA	PROJETISTA	APROVO			
	01	Estado atual	Maio / 2025	Sharlene Souza	-			
	PERFECTA GÁS							
A utilização deste documento está condicionada ao contrato estabelecido entre a Perfecta Gás e o cliente, não podendo ser utilizado sem a autorização expressa da Perfecta Gás. Qualquer uso não autorizado é considerado uma violação dos direitos de propriedade intelectual da Perfecta Gás.								
AUTORES DO PROJETO		ART. NÚMERO	ASSINATURA					
Sharlene Souza Santos								
OBRA								
CONDOMÍNIO LUGGI ALAGOINHAS								
ENDEREÇO: Rua Conselheiro Junqueira, s/n - Lagoa Cavada do Mato Alagoinhas - BA			CLIENTE: VCA Bertha Von Empreendimentos Imobiliários SPE LTDA					
ESPECIALIDADE: INSTALAÇÕES DE GÁS								
TÍTULO DO DOCUMENTO: PLANTA BAIXA, CORTES E ISOMÉTRICA HAB. TIPO 7								
ESCALA: INDICADA	DATA: Maio/2025	TIPO DE OBRA: CONSTRUÇÃO	CLASSE DE PROJETO: EXECUTIVO					
CODIFICAÇÃO DO CLIENTE:		NÚMERO DO PROJETO:						