



PLANTA BAIXA – ESGOTO
ESCALA: 1/50

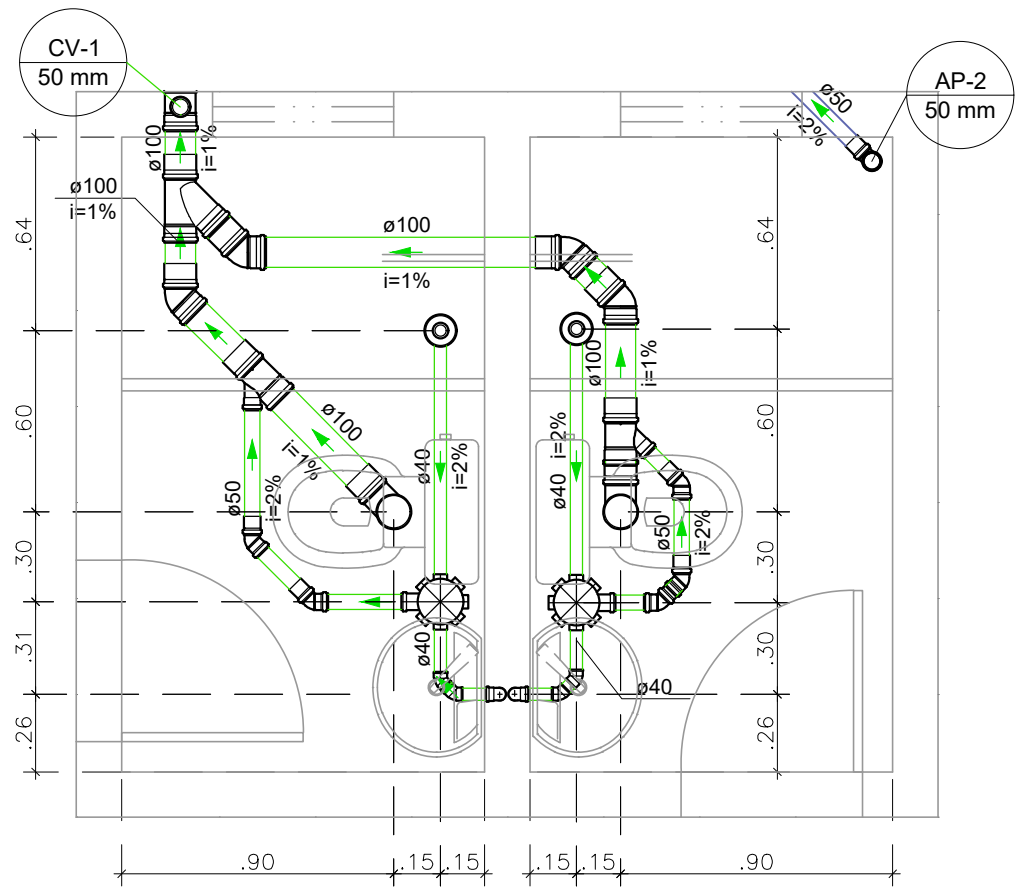

DETALHE – BANHEIROS
ESCALA: 1/25

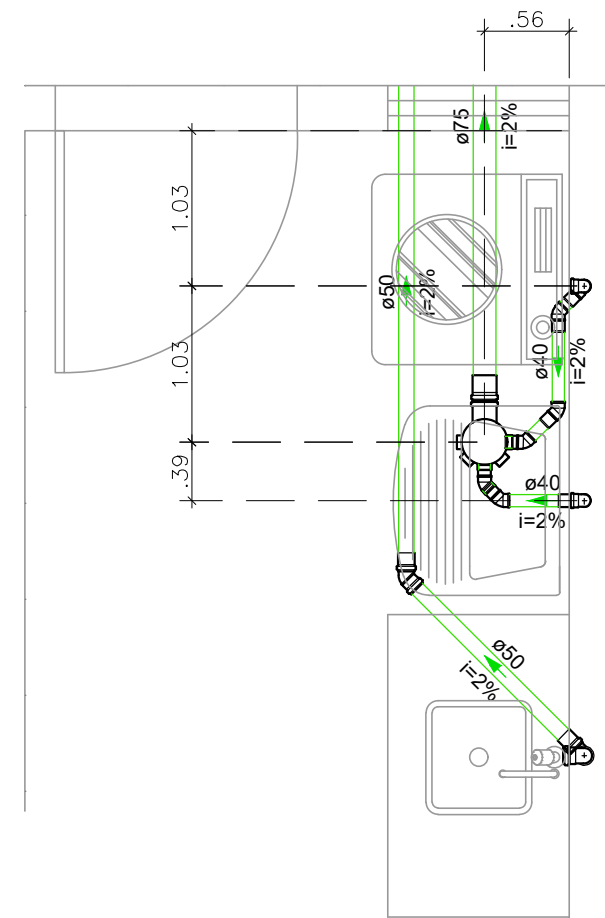

DETALHE – COZINHA
ESCALA: 1/25

Legenda de condutos

Esgoto - Tubulação

Pluvial - Tubulação

LEGENDA:

- | | | | |
|----|-------------------------|----|---------------------|
| CS | CAIXA SIFONADA | L | LAVATÓRIO h:0,60m |
| CG | CAIXA DE GORDURA | RG | REGISTRO DE GAVETA |
| CP | CAIXA DE PASSAGEM | RP | REGISTRO DE PRESSÃO |
| DS | DUCHA SANITÁRIA h:0,40m | TJ | TORNEIRA DE JARDIM |
| CD | CAIXA ACOPLADA h:0,20m | | |

AF
Ø A

COLUNA DE ÁGUA FRIA
(A) DIÂMETRO DA COLUNA

AP
Ø A

COLUNA DE ÁGUAS PLUVIAIS
(A) DIÂMETRO DA COLUNA

CV
Ø A

COLUNA DE VENTILAÇÃO
(A) DIÂMETRO DA COLUNA

NOTAS:

- 1 - CONFERIR COTAS NO LOCAL.
- 2 - AS TUBULAÇÕES DE ÁGUA FRIA DEVERÃO SER EXECUTADAS EMBUTIDAS NA MASSA E AS TUBULAÇÕES DE ESGOTO DEVERÃO SER EXECUTADAS EMBUTIDAS NA PAREDE, QUANDO FOR NECESSÁRIO.
- 3 - NUNCA AQUECER TUBULAÇÕES DE PVC, SOB NENHUM ARGUMENTO.
- 4 - NENHUMA TUBULAÇÃO DEVERÁ SER REVESTIDA SEM OS PREVISTOS NAS NORMAS BRASILEIRAS.
- 5 - AS TUBULAÇÕES DE ESGOTO COM DIÂMETRO IGUAL OU INFERIOR A Ø75mm, DEVERÃO TER DECLIVIDADE MÍNIMA DE 2%.
- 6 - NA INSTALAÇÃO DE CONEXÕES, REGISTROS OU VÁLVULAS QUE POSSUAM ROSCA, USAR FITA DE VEDAÇÃO TIPO TEFLON.
- 7 - ONDE EXISTEM RALOS OU GREIJAS, OS PISOS DEVERÃO TER DECLIVIDADE CONSTANTE EM 1% - NO MÍNIMO, QUANDO NÃO INDICADO.
- 8 - PARA VEDAÇÃO DO ESGOTO DE BACIAS SANITÁRIAS, USAR SEMPRE A BOLSA DE BORRACHA ESPECÍFICA, EVITANDO O ATACAMENTO DA LOUÇA COM CIMENTO BRANCO OU EQUIVALENTE.
- 9 - SUBIR TUBULAÇÃO DE VENTILAÇÃO DO ESGOTO, NO MÍNIMO, 30cm ACIMA DO TELHADO.
- 10 - DIMENSIONAMENTO DAS TUBULAÇÕES EM mm (DN DE FABRICAÇÃO).
- 11 - ENVELOPAR C/ CONCRETO TODA TUBULAÇÃO QUE PASSA NO JARDIM.
- 12 - O TE PVC PBA JEI DN50 PODERÁ SER SUBSTITUÍDO POR TE PVC SOLDÁVEL DN60, SE NECESSÁRIO.
- 13 - UTILIZAR PREFERENCIALMENTE CAIXA DE PASSAGEM PLÁSTICA 300MM TIGRE OU AMANCO.
- 14 - COLOCAR REGISTRO APÓS O MEDIDOR, NA ENTRADA.
- 15 - A CAIXA DE ÁREA PODE SER DE MATERIAL PVC OU MANILHA PRÉ-MOLDADA.

PROPRIETÁRIA

VCA Construtora LTDA - ME

RUA CONSELHEIRO JUNQUEIRA
LAGOA CAVADA DO MATO, SIN
ALAGUINHAS / BA

DOCUMENTO
LUGGIALA-CASA2Q-AB-02-R00

LUGGI ALAGUINHAS

PROJETO HIDROSSANITÁRIO

PLANTA BAIXA E DETALHES - ESGOTO - MODELO 2Q

02/02 00 MARÇO/2023 INDICADO

RESPONSÁVEL TÉCNICO PEDRO DURVAL RIZZO ARAUJO
ENGR. CIVIL
CREA-02/10158-BA

REVISÃO 00 MODIFICAÇÕES EMISSÃO INICIAL DATA 17/03/2023 PROJETO EMILLI M.Q. APROVAÇÃO RAFAEL FL.